



Legenda	
	Caixa Sifonada
	Caixas Inspeção Esgoto Simples 60x60cm
	Caixas de passagem 30cm
	Chuveiro Residencial
	Joelho 45
	Joelho 90 - coluna
	Junção simples
	Lavatório Residencial com sifão
	Pia de Cozinha Residencial com Sifão 50mm
	Rampa de Ventilação
	Tanque de Lavar Roupa DN 50mm
	Te sanitário - coluna
	Vaso Sanitário 0° curva 90°

Lista de Materiais	
Caixas de Passagem	
Caixa de inspeção esgoto simples	4 PC
CE - 60x60 cm	
Caixa de passagem PVC	2 PC
20 cm	
PVC Acessórios	
Caixa sifonada	
100x100x50	2 PC
150x150x50	2 PC
Raio sifonado alt. reg. saída 40	
100 mm - 40 mm	2 PC
Sifão de copo p/ pia e lavatório	
1" - 1,1/2"	6 PC
1" - 2"	1 PC
Sifão flexível / Adaptador	
1,1/4" - 2"	1 PC
Válvula p/ lavatório e tanque	
1"	6 PC
Válvula p/ pia	
1"	1 PC
Válvula p/ tanque	
40 mm	1 PC
PVC Esgoto	
Curva 90 curta	
100 mm	8 PC
40 mm	4 PC
Joelho 45	
100 mm	2 PC
40 mm	6 PC
50 mm	4 PC
Joelho 90	
100 mm	1 PC
40 mm	4 PC
50 mm	12 PC
Joelho 90 Canal p/ esgoto secundário	
40 mm - 1,1/2"	2 PC
Junção simples	
100 mm - 50 mm	2 PC
100 mm - 100 mm	4 PC
40 mm x 40 mm	2 PC
50 mm - 50 mm	1 PC
Luva simples	
100 mm	2 PC
Tubo PVC pontaboca c/ vinda	
100 mm - 4"	20,42 m
Tubo rígido c/ ponta lisa	
100 mm - 4"	55,41 m
40 mm - 2"	12,43 m
50 mm - 2"	28,9 m
Te sanitário	
100 mm - 50 mm	2 PC
50 mm - 50 mm	5 PC
Unidades de tratamento	
Aia	2 PC
Ferro	
Argamassa	0,21 m³
Argamassa	
Brita	0,2 m³
n° 3	
Concreto	1,86 m³
Concreto	
Tampa	1 PC
Hernética	
Tijolo	
Furado	105 PC

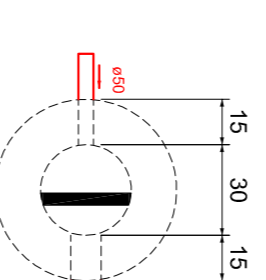

Caixa de gordura
Planta baixa - ESC. 1:25

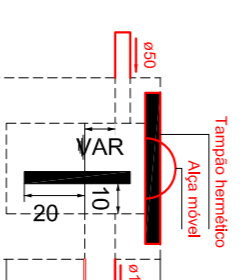

Caixa de gordura
Corte 1 - ESC. 1:25



PREFEITURA DE PIRACANJUBA
HIDROSSANITÁRIO
ESGOTO

ENDEREÇO: RUA AVELINO A. VIEIRA, LAGO AFONSO DIAS FERNANDES SOBRINHO, PIRACANJUBA - GOIÁS





PROPRIETÁRIO: PREFEITURA MUNICIPAL DE PIRACANJUBA
CNPJ: 01.179.647/000195

AUTOR DO PROJ.: ENG. CAIO AUGUSTO D. AMORIM
CREA: 10.413.3408 D-COC

ÁREA TOTAL CONSTRUÇÃO	ESCALA	DATA
439,60m ²	INDICADA	15/11/2019

CONTEÚDO: PLANTA TÉRREO
CAIXA DE GORDURA

ENGº CAIO AMORIM
(62) 98113-5094

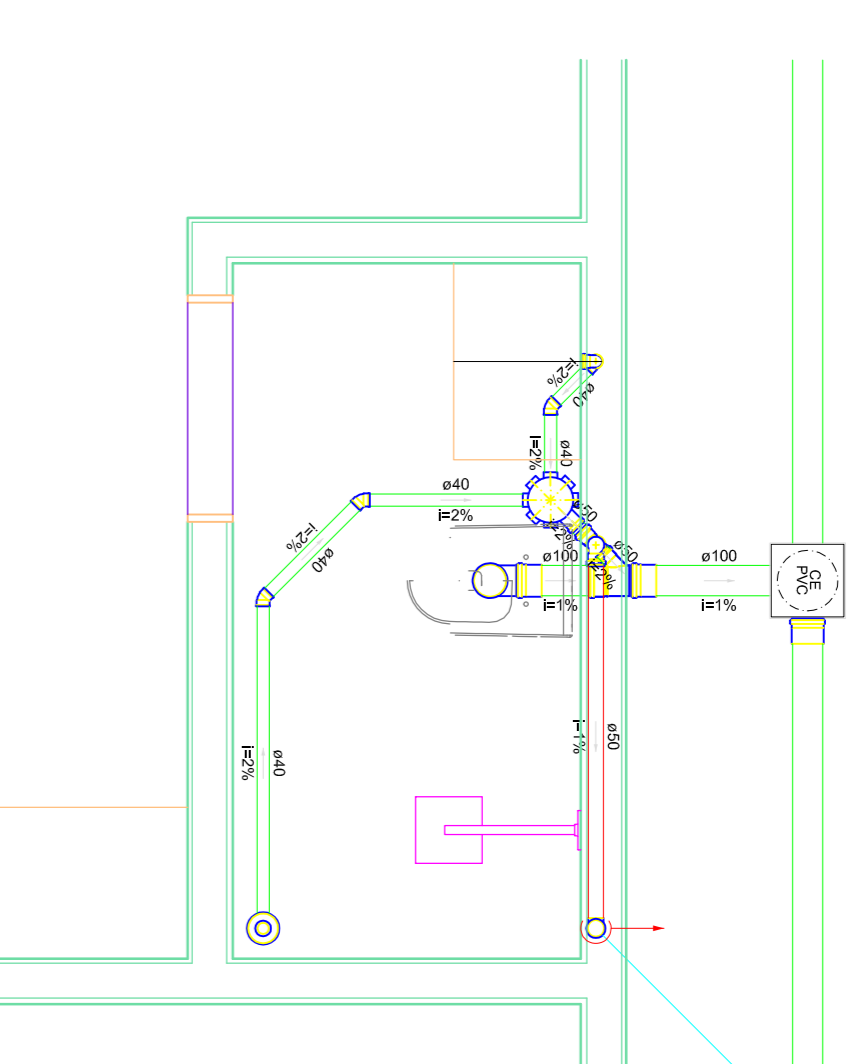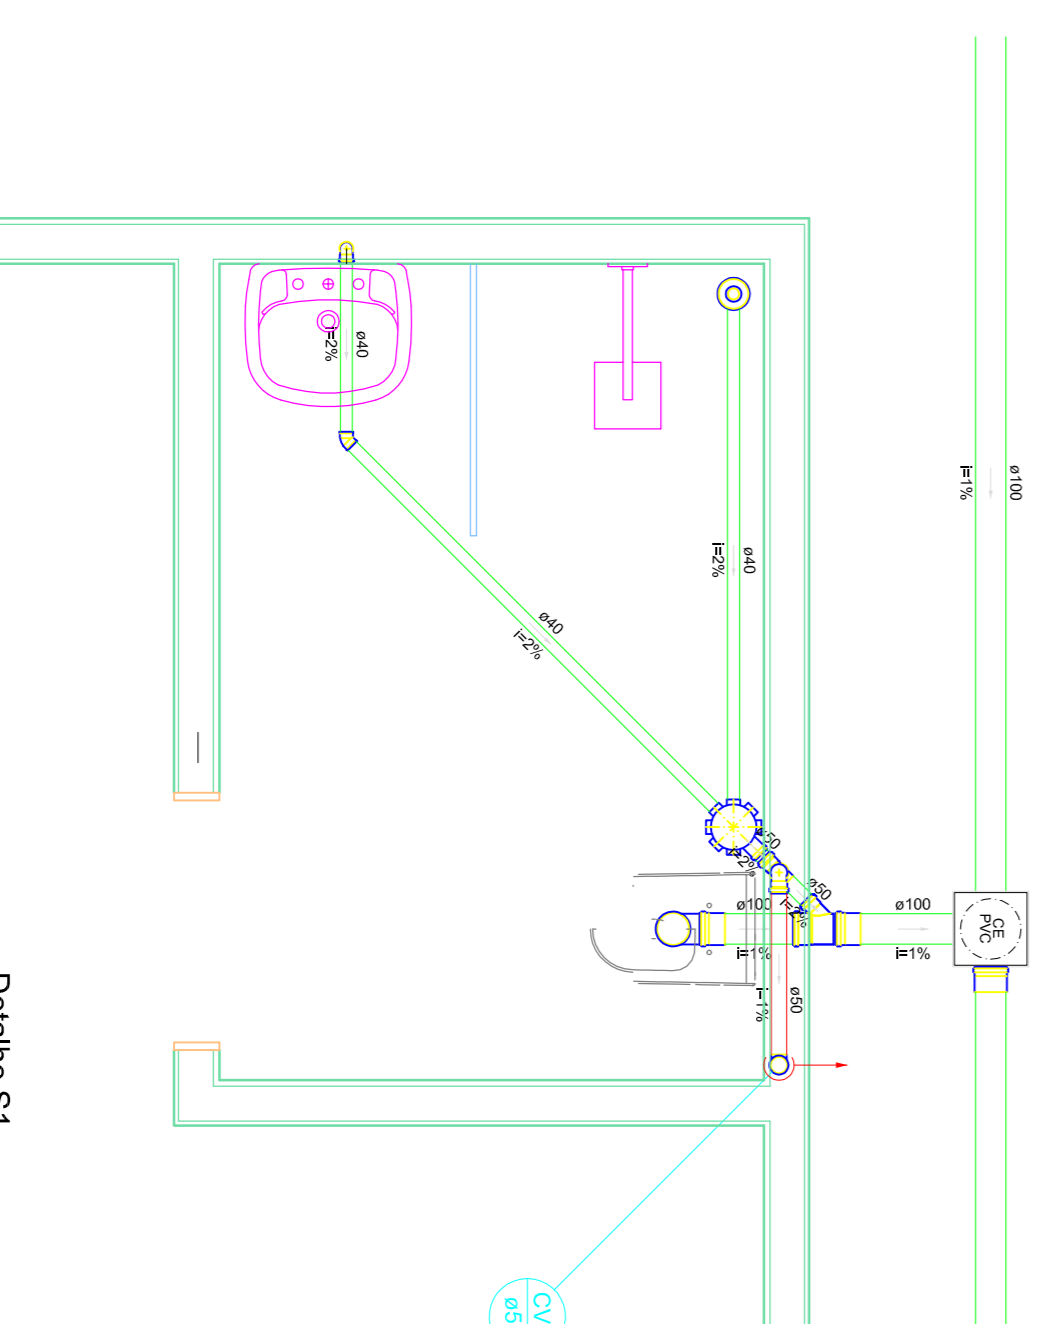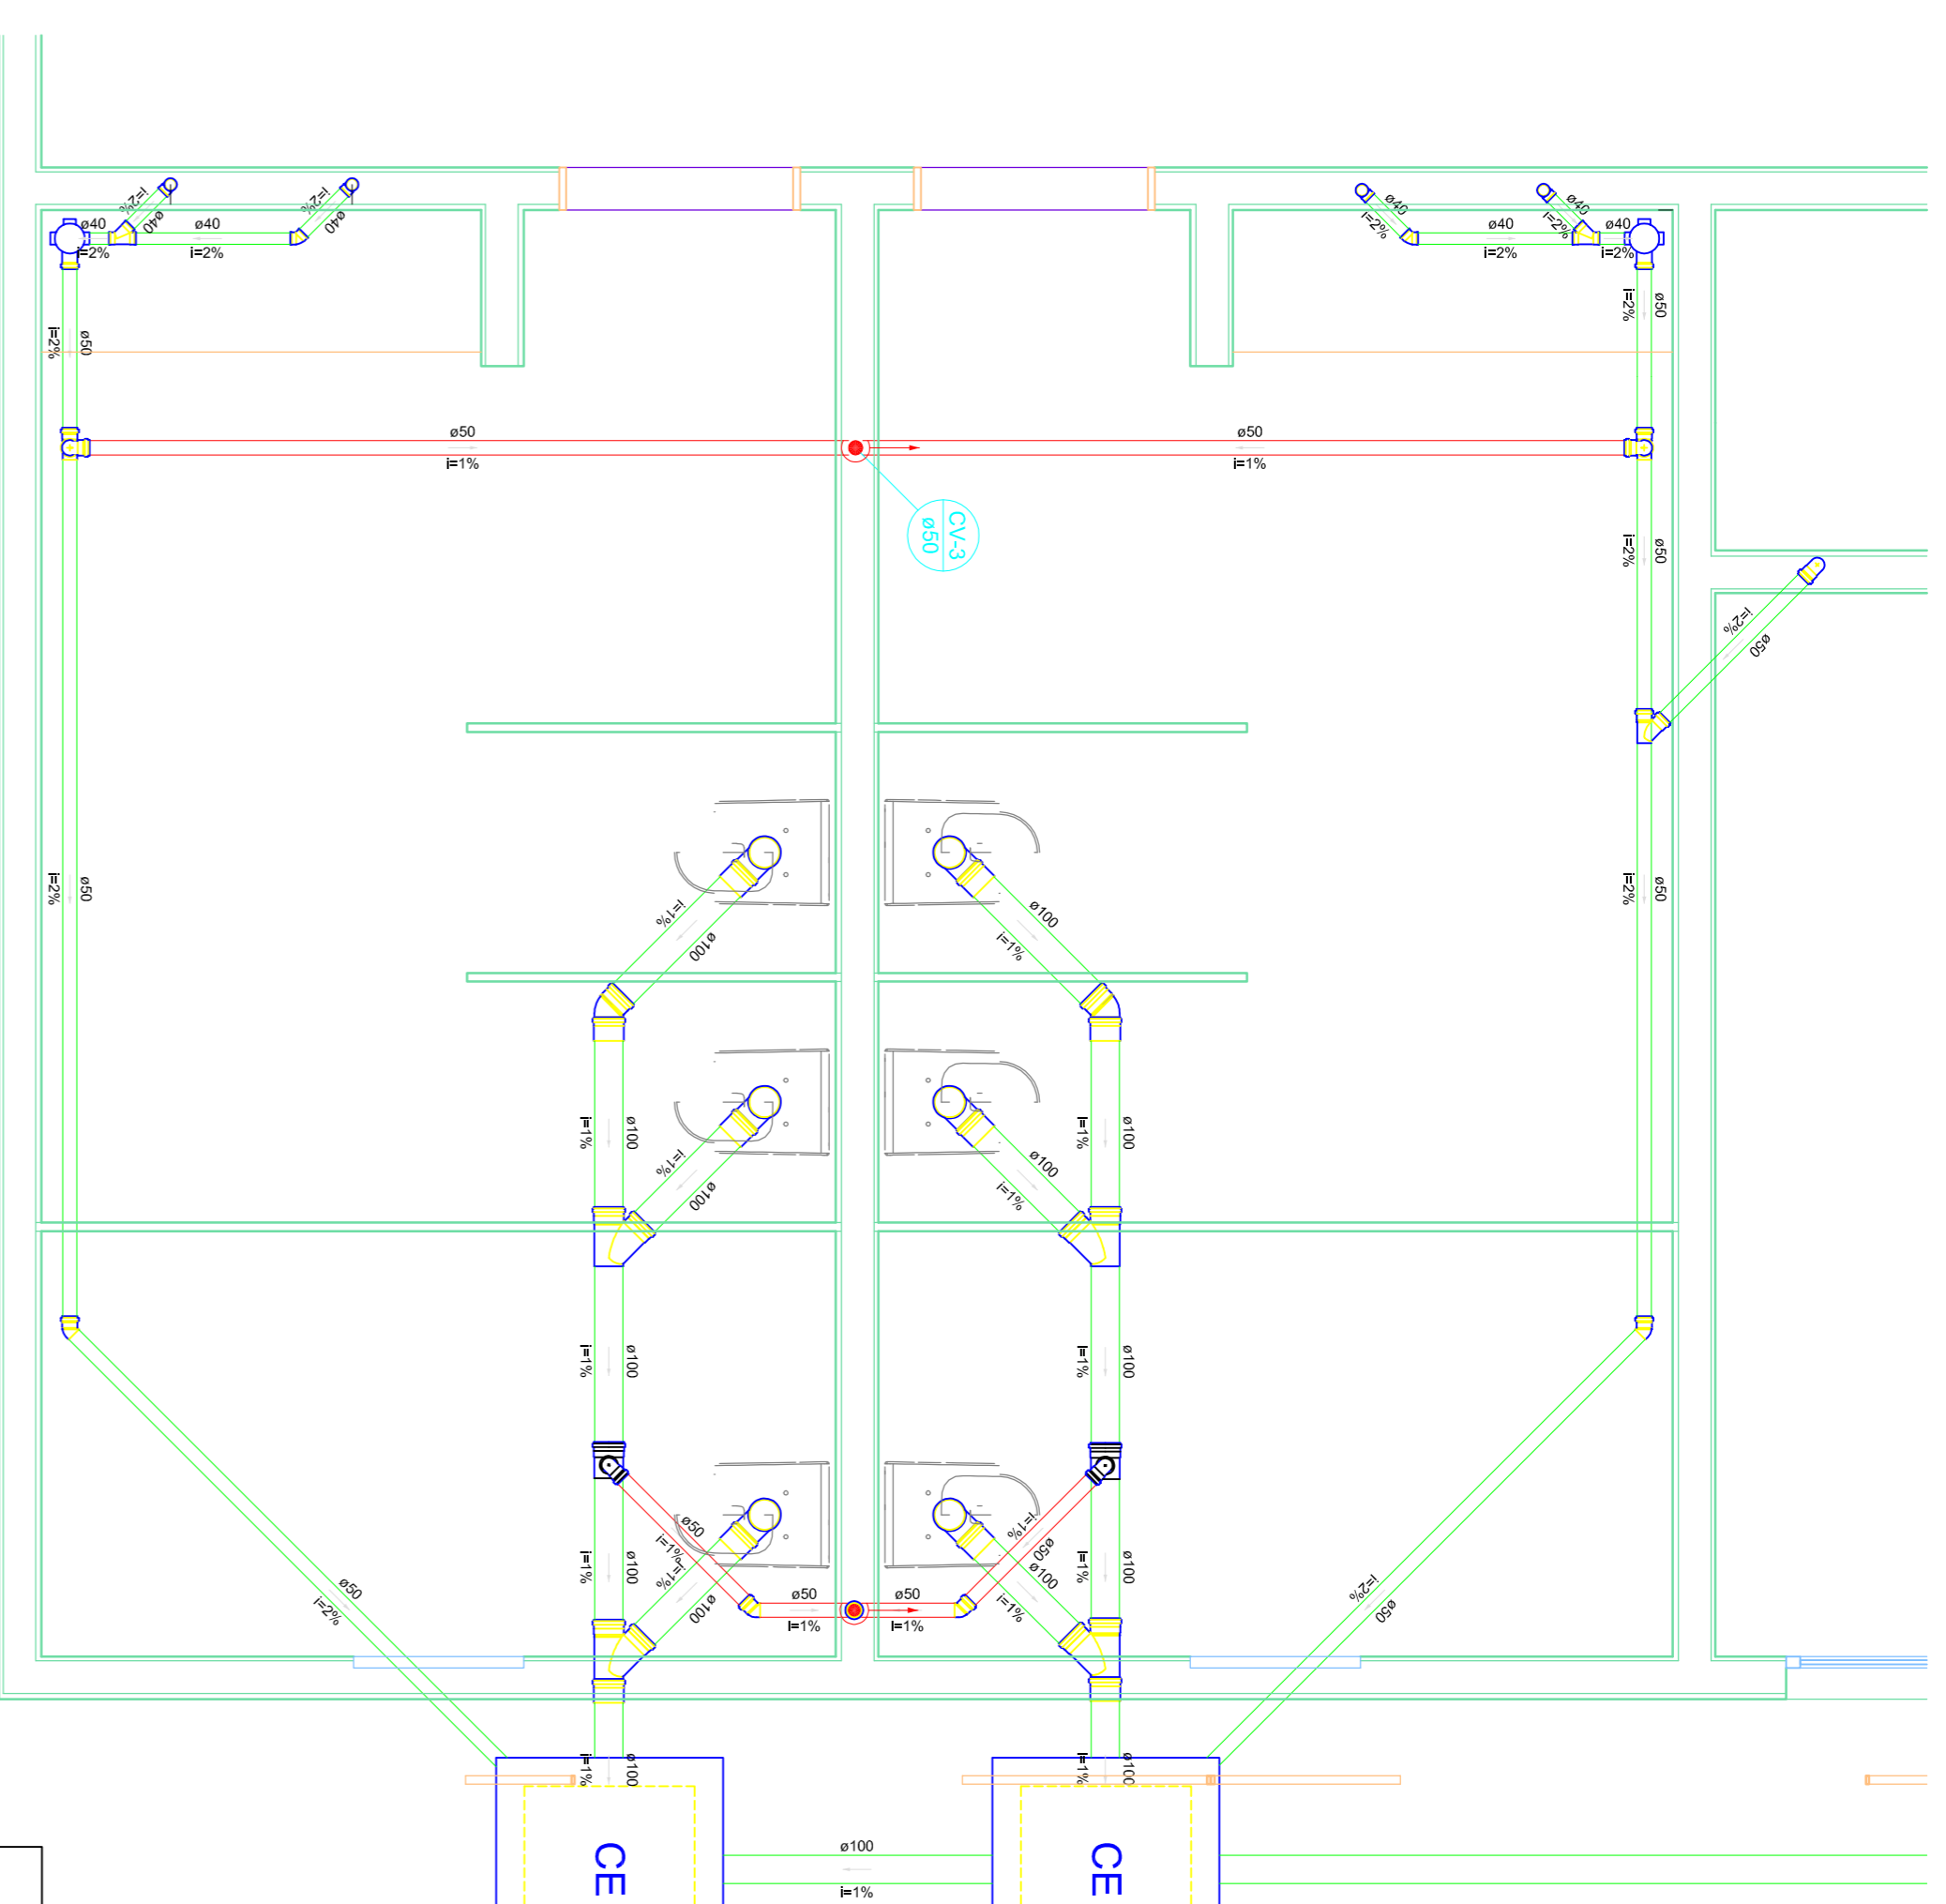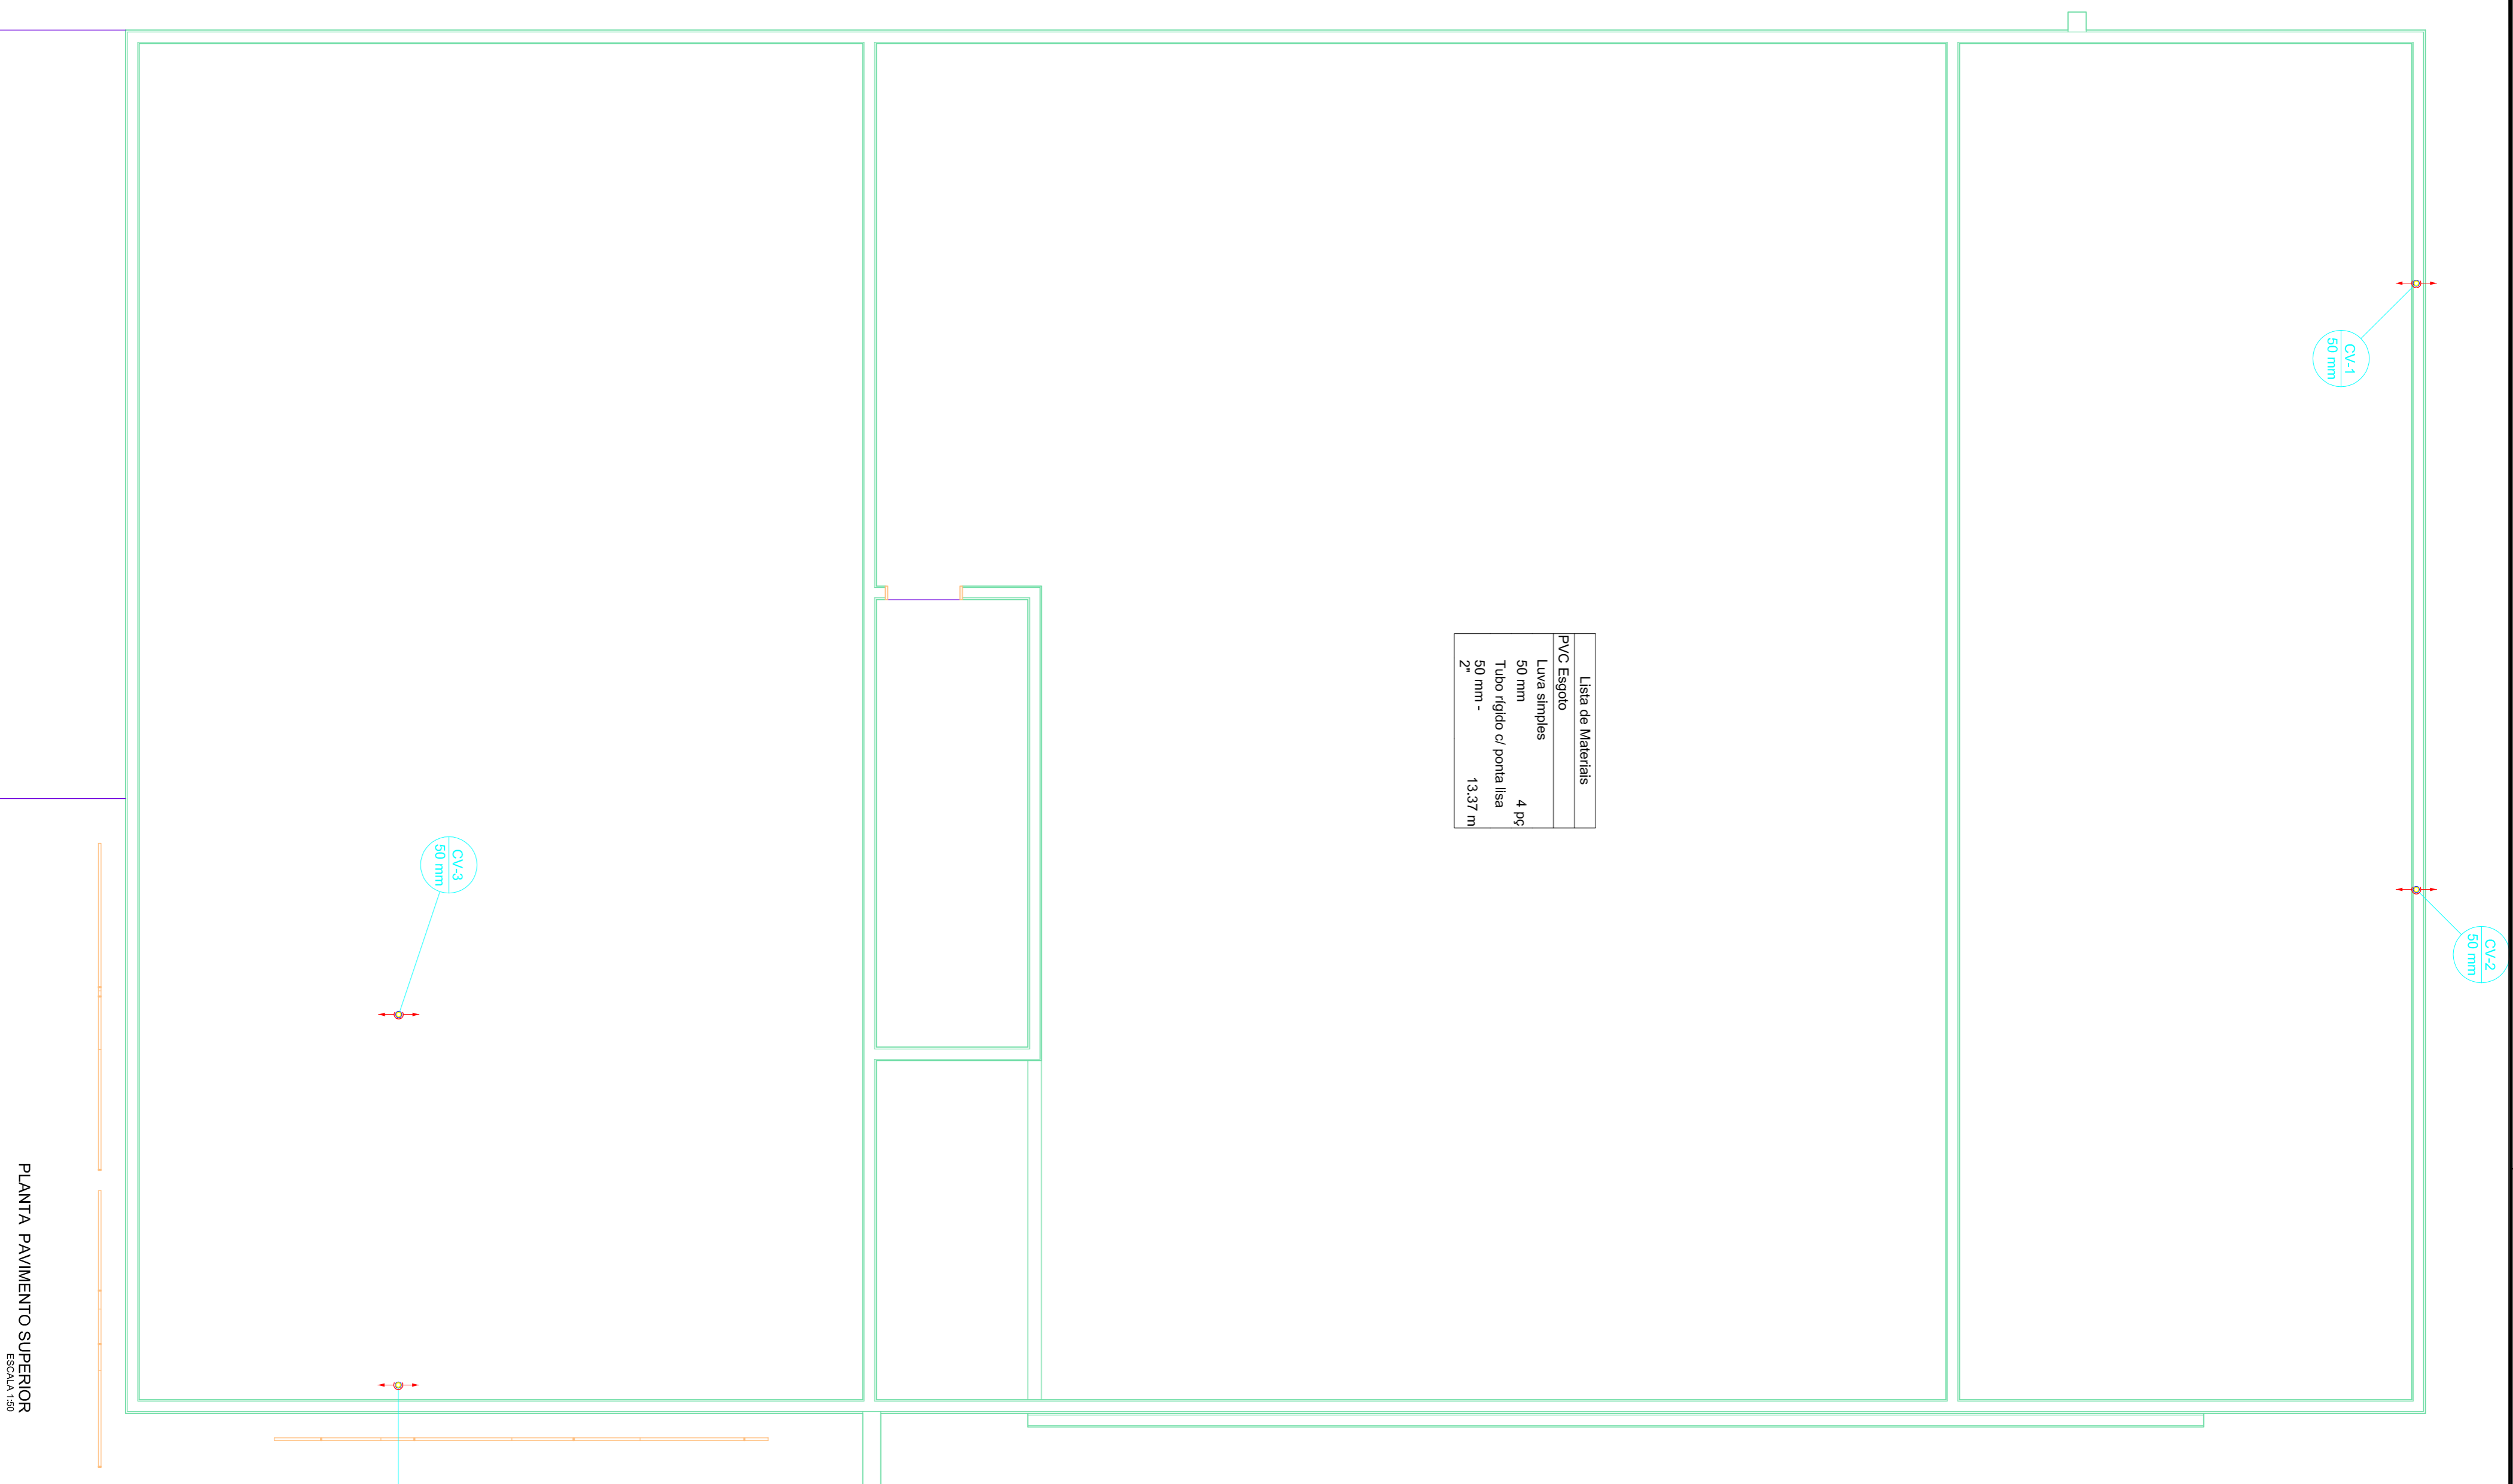

PREFEITURA DE PIRACANJUBA
HIDROSSANITÁRIO

ESGOTO

ENDEREÇO: RUA AVELINO A. VIEIRA, LAGO AFRONSO DIAS FERNANDES SOBRINHO, PIRACANJUBA - GOIÁS

PROPRIETÁRIO: PREFEITURA MUNICIPAL DE PIRACANJUBA
CNPJ: 01.179.647/0001-95


AUTOR DO PROJ.: ENG. CAIO AUGUSTO D. AMORIM
CREA: 10.143.3308 D-COC

ÁREA TOTAL CONSTRUÇÃO	ESCALA	DATA
439,60m ²	INDICADA	01/12/2018

CONTEÚDO: PLANTA PAVIMENTO SUPERIOR
DETAHES

PRANCHAS:

ENGº CAIO AMORIM
(42) 981.13.5094

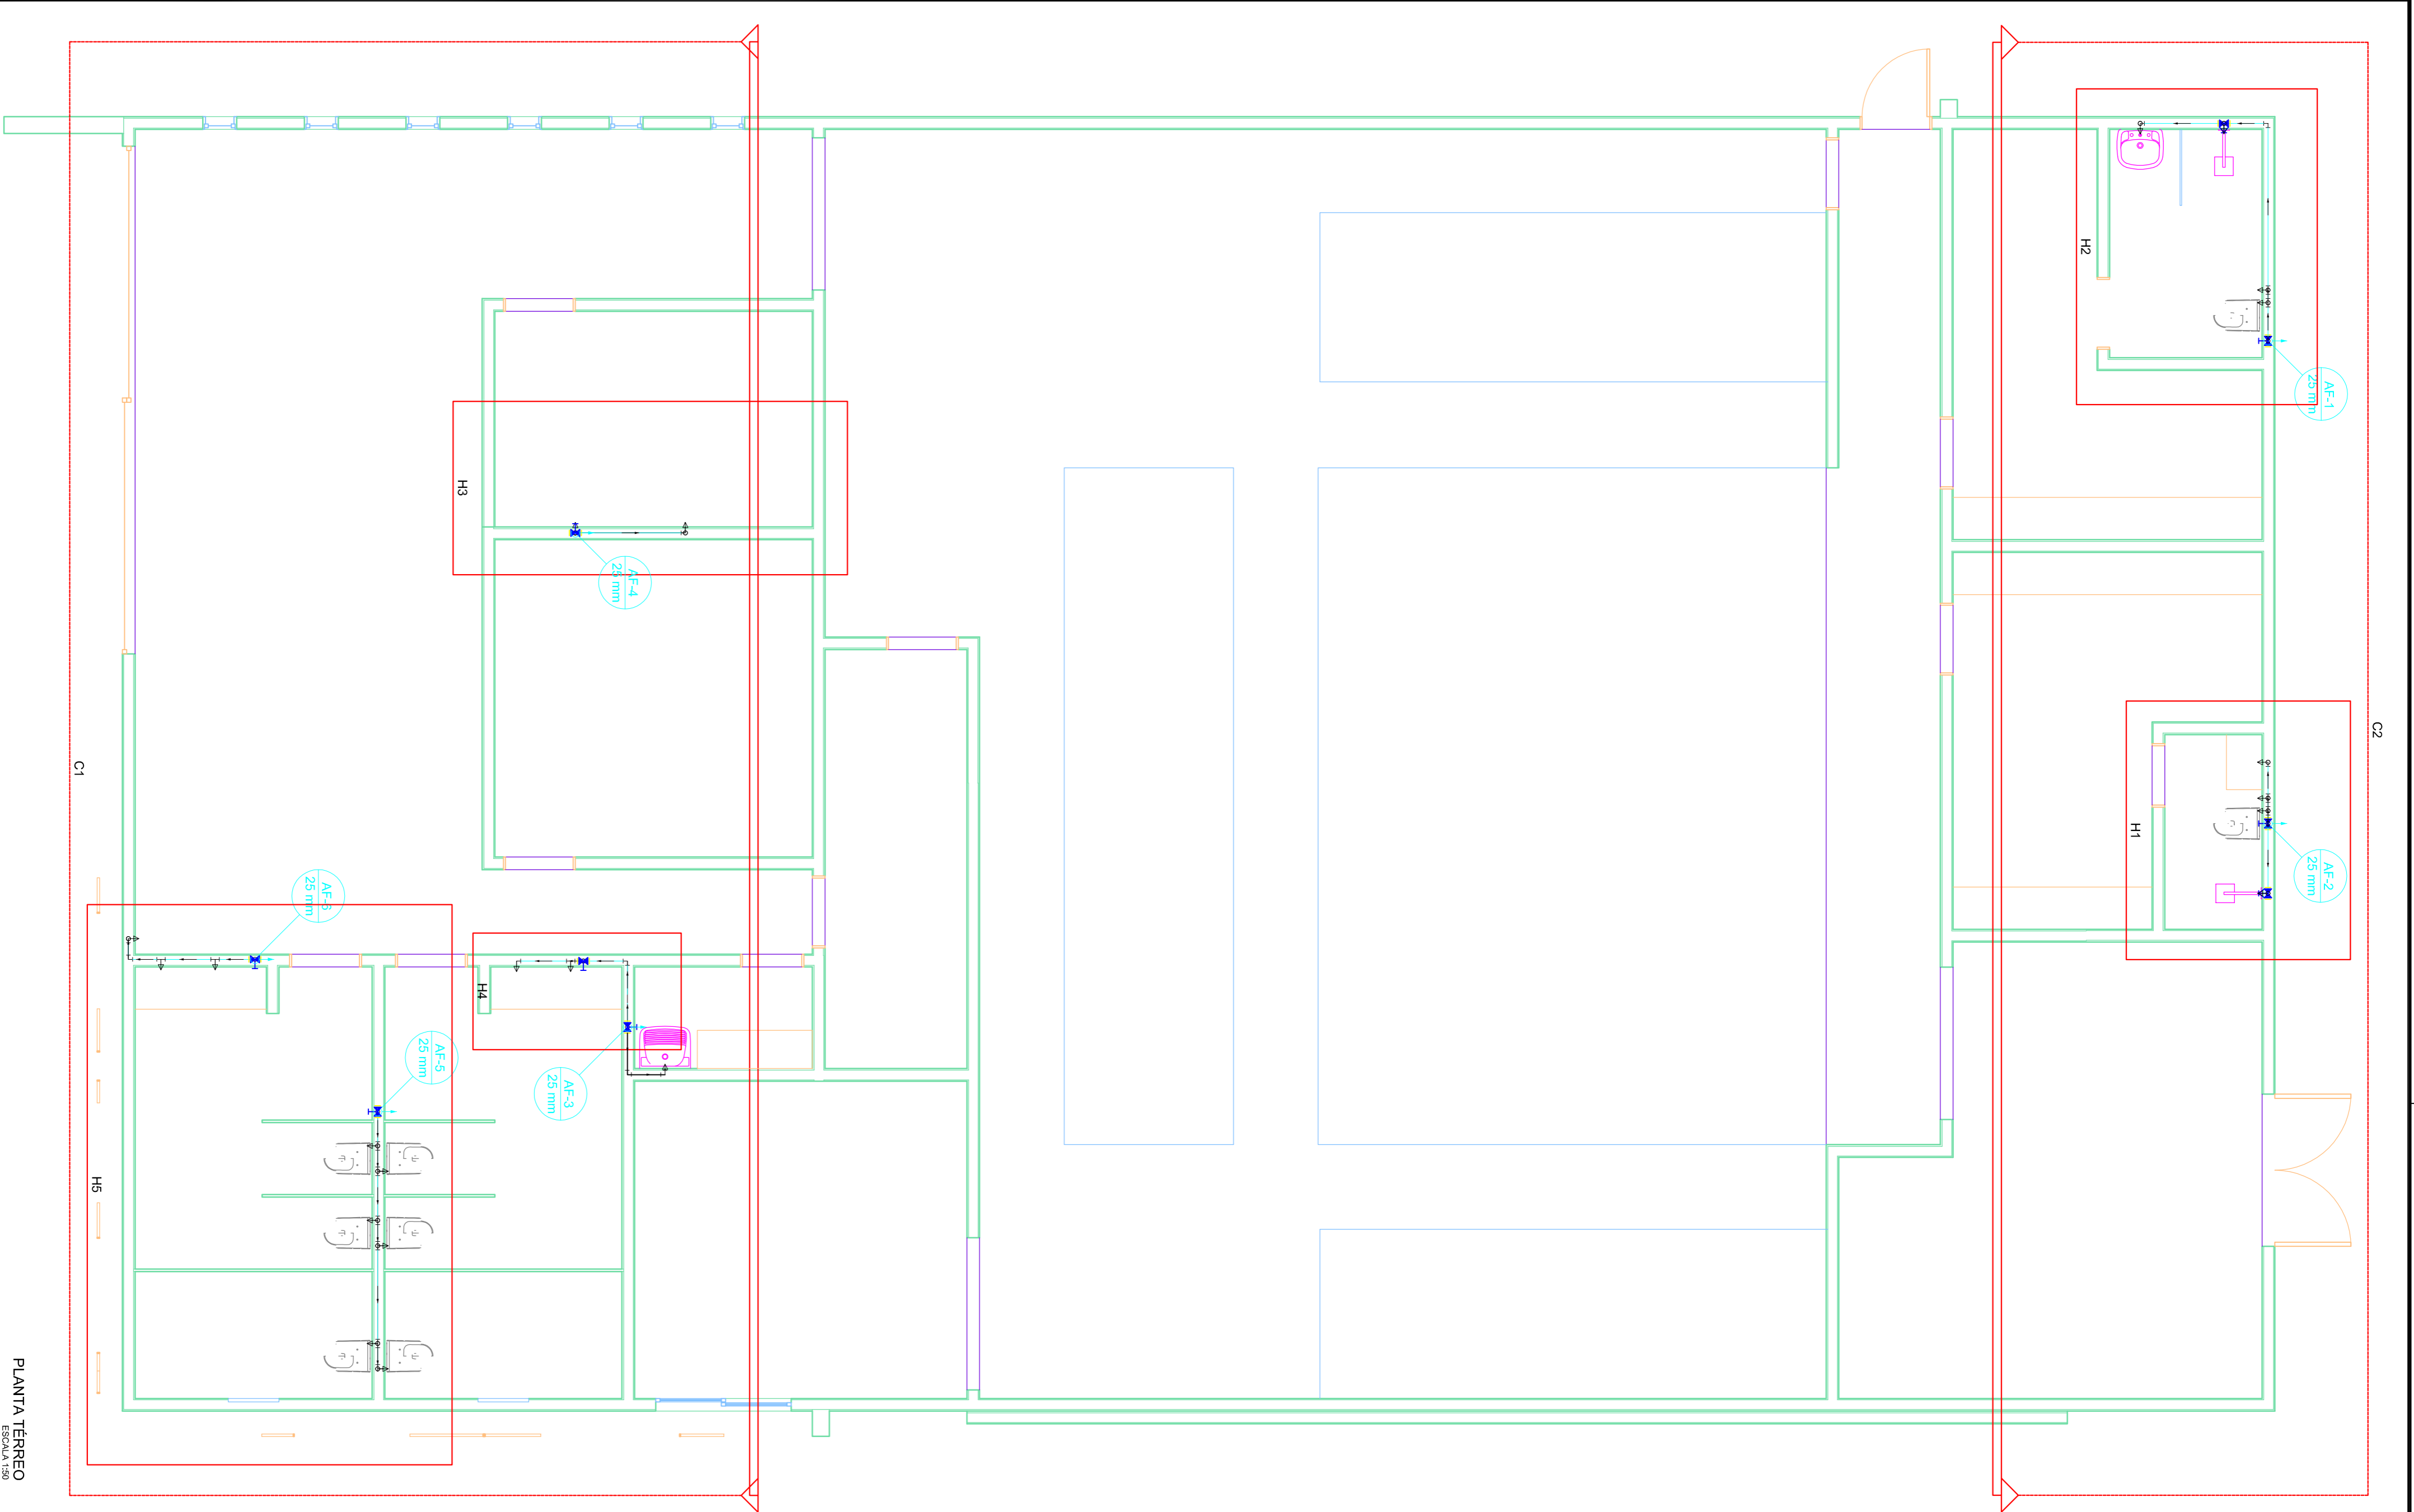


PLANTA TÉRREO
ESCALA 1:25

Legenda


- Registro de Pressão com PVC soldável
- Registro de gaveta c/canopla cromada c/PVC soldável

Lista de Materiais

Material	Quantidade
Acabamento	
Chuveiro 25mm x 1/2"	2 PC
Ducha higiênica 25mm x 1/2"	2 PC
Torneira de Pia de Cozinha 25 mm - 1/2"	1 PC
Torneira de lavatório 25 mm - 1/2"	9 PC
Vaso Sanitário c/ cx. acoplada 1/2"	8 PC
Metais	
Registro de gavetas c/ canopla cromada 3/4"	7 PC
Registro de pressão c/ canopla cromada 3/4"	2 PC
PVC Acessórios	
Engate flexível cobre cromado com canopla 1/2 - 30mm	8 PC
Engate flexível plástico 1/2 - 30mm	9 PC
PVC mlti soldável	
Joelho de redução soldável c/ rosca 25 mm - 1/2"	8 PC
Luva soldável c/ rosca 25 mm - 3/4"	2 PC
PVC rígido soldável	
Adapt. soldacabo dobrav-rosca p registro 25 mm - 3/4"	16 PC
Joelho 90° soldável 25 mm	21 PC
Lava soldável 25 mm	1 PC
Tubos 25 mm	38,65 m
Tê 90° soldável 25 mm	11 PC
PVC soldável azul c/ bucha largo	
Joelho de redução 90° soldável com bucha de latão 25 mm - 1/2"	9 PC
Tê red 90 sold c/ bucha largo B central 25 mm - 1/2"	5 PC

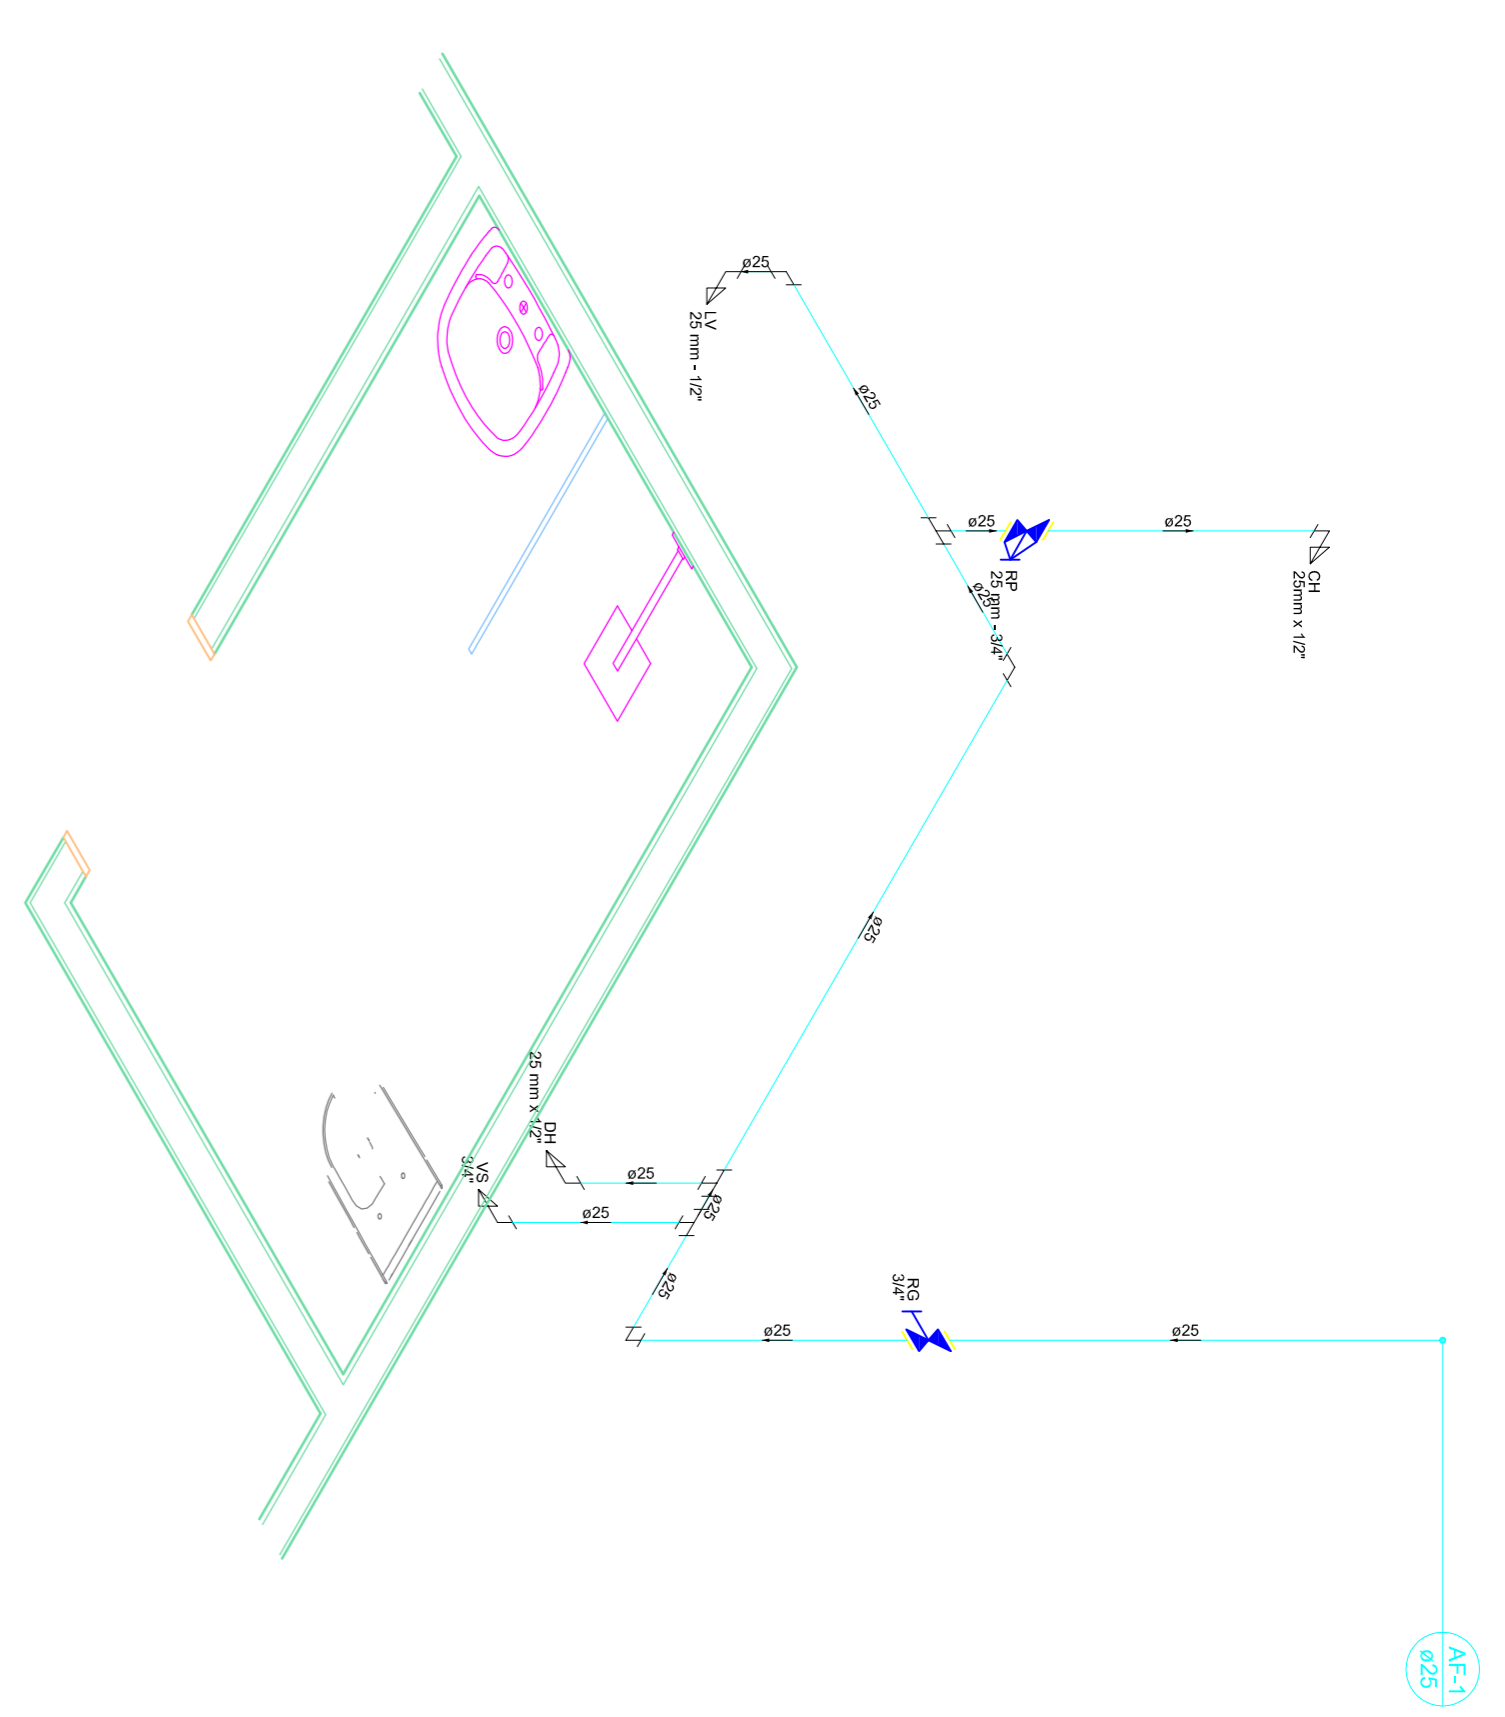

Detalhe H2
Escala 1:25

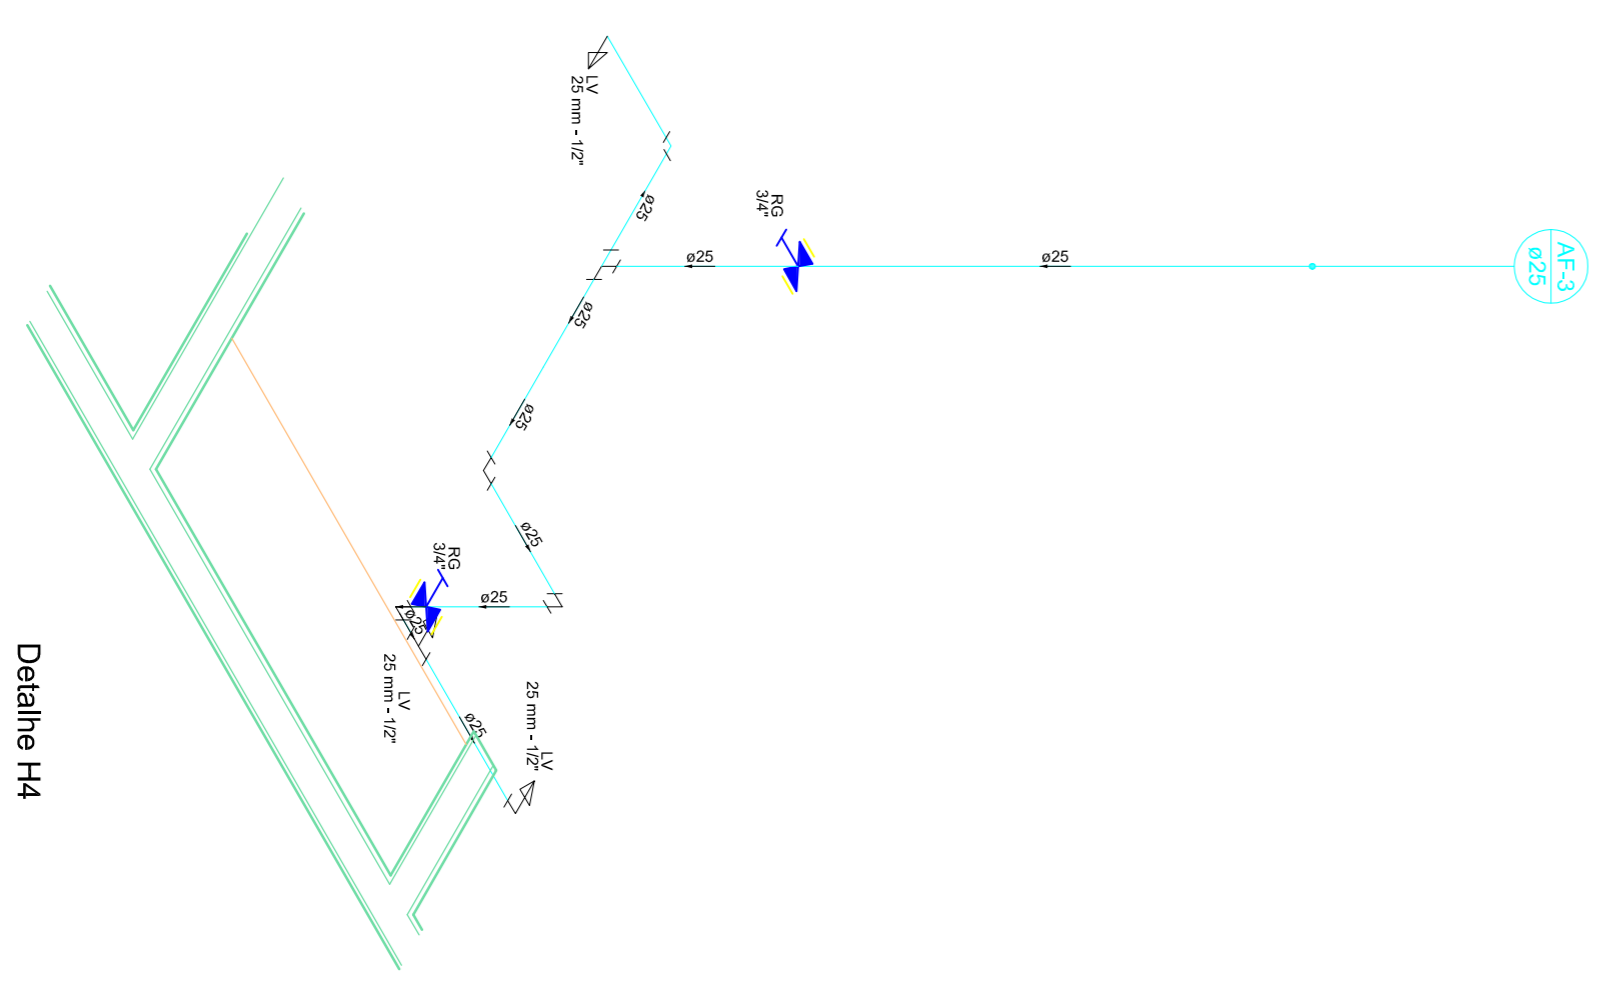

Detalhe H4
Escala 1:25



PREFEITURA DE PIRACANJUBA
HIDROSSANITÁRIO
ÁGUA FRIA

BUIDEÇO: RUA AVELINO A. VIEIRA, LAGO AFRONSO DIAS FERNANDES SOBRINHO, PIRACANJUBA - GOIÁS


PROPRIETÁRIO: PREFEITURA MUNICIPAL DE PIRACANJUBA
CNPJ: 01.179.647/0001-95

AUTOR DO PROJ.: ENG. CAIO AUGUSTO D. AMORIM
CREA: 10.413.330-8 D-COC

ÁREA TOTAL CONSTRUÇÃO	ESCALA	DATA
439,60m ²	INDICADA	01/12/2018


CONTEÚDO: PLANTA TÉRREO
DETAIHES

ENG.º CAIO AMORIM
(42) 98113-5094

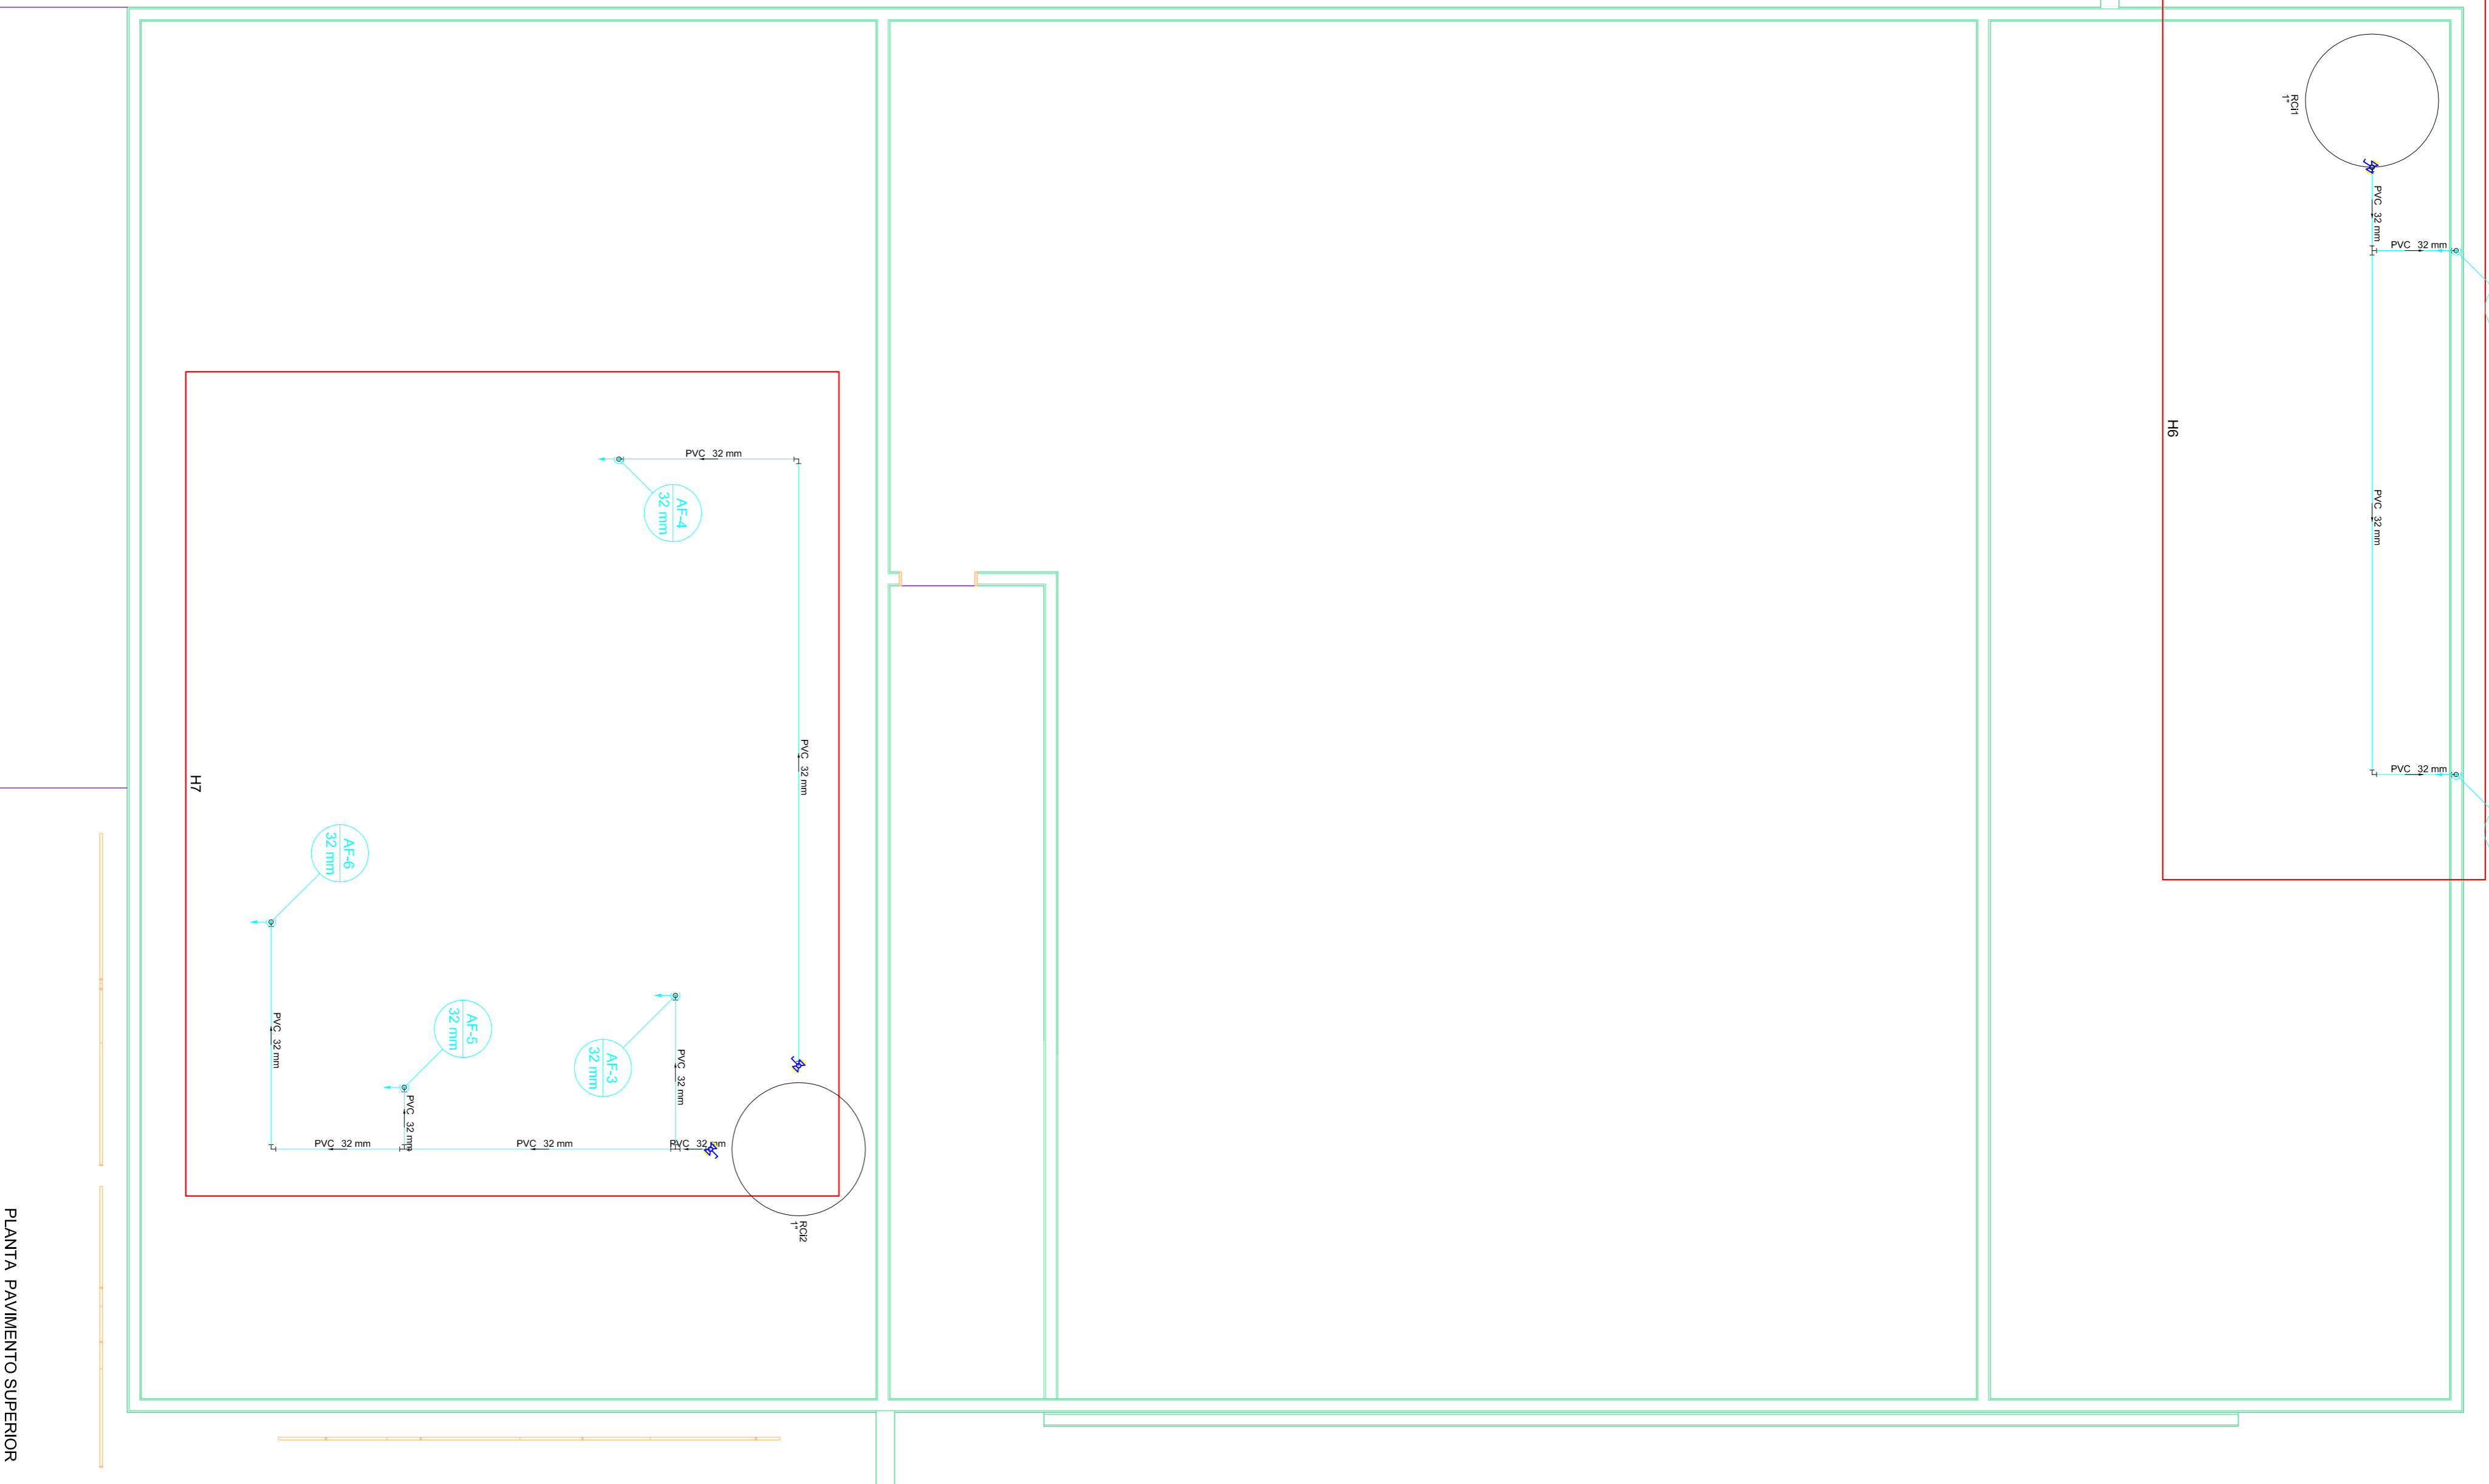


PLANTA PAVIMENTO SUPERIOR
Escala 1:25


Lista de Materiais	
Materiais	
Registro esfera VS compacto soldavel PVC 32 mm	3 PCs
PVC rigidto soldavel	
Acabam solda c/ flange livre p/ cac. d'agua	5 PCs
32 mm - 1"	
Joelho 90° soldavel	12 PCs
32 mm	
Joelho de reducao 90 soldavel	5 PCs
32 mm - 25 mm	
Louca soldavel	1 PC
25 mm	
Tubos	-0,15 m
32 mm	30,54 m
T8 90 soldavel	
32 mm	3 PCs
Reservatorio cilindrico	
Polietileno	
1000 L	2 PCs

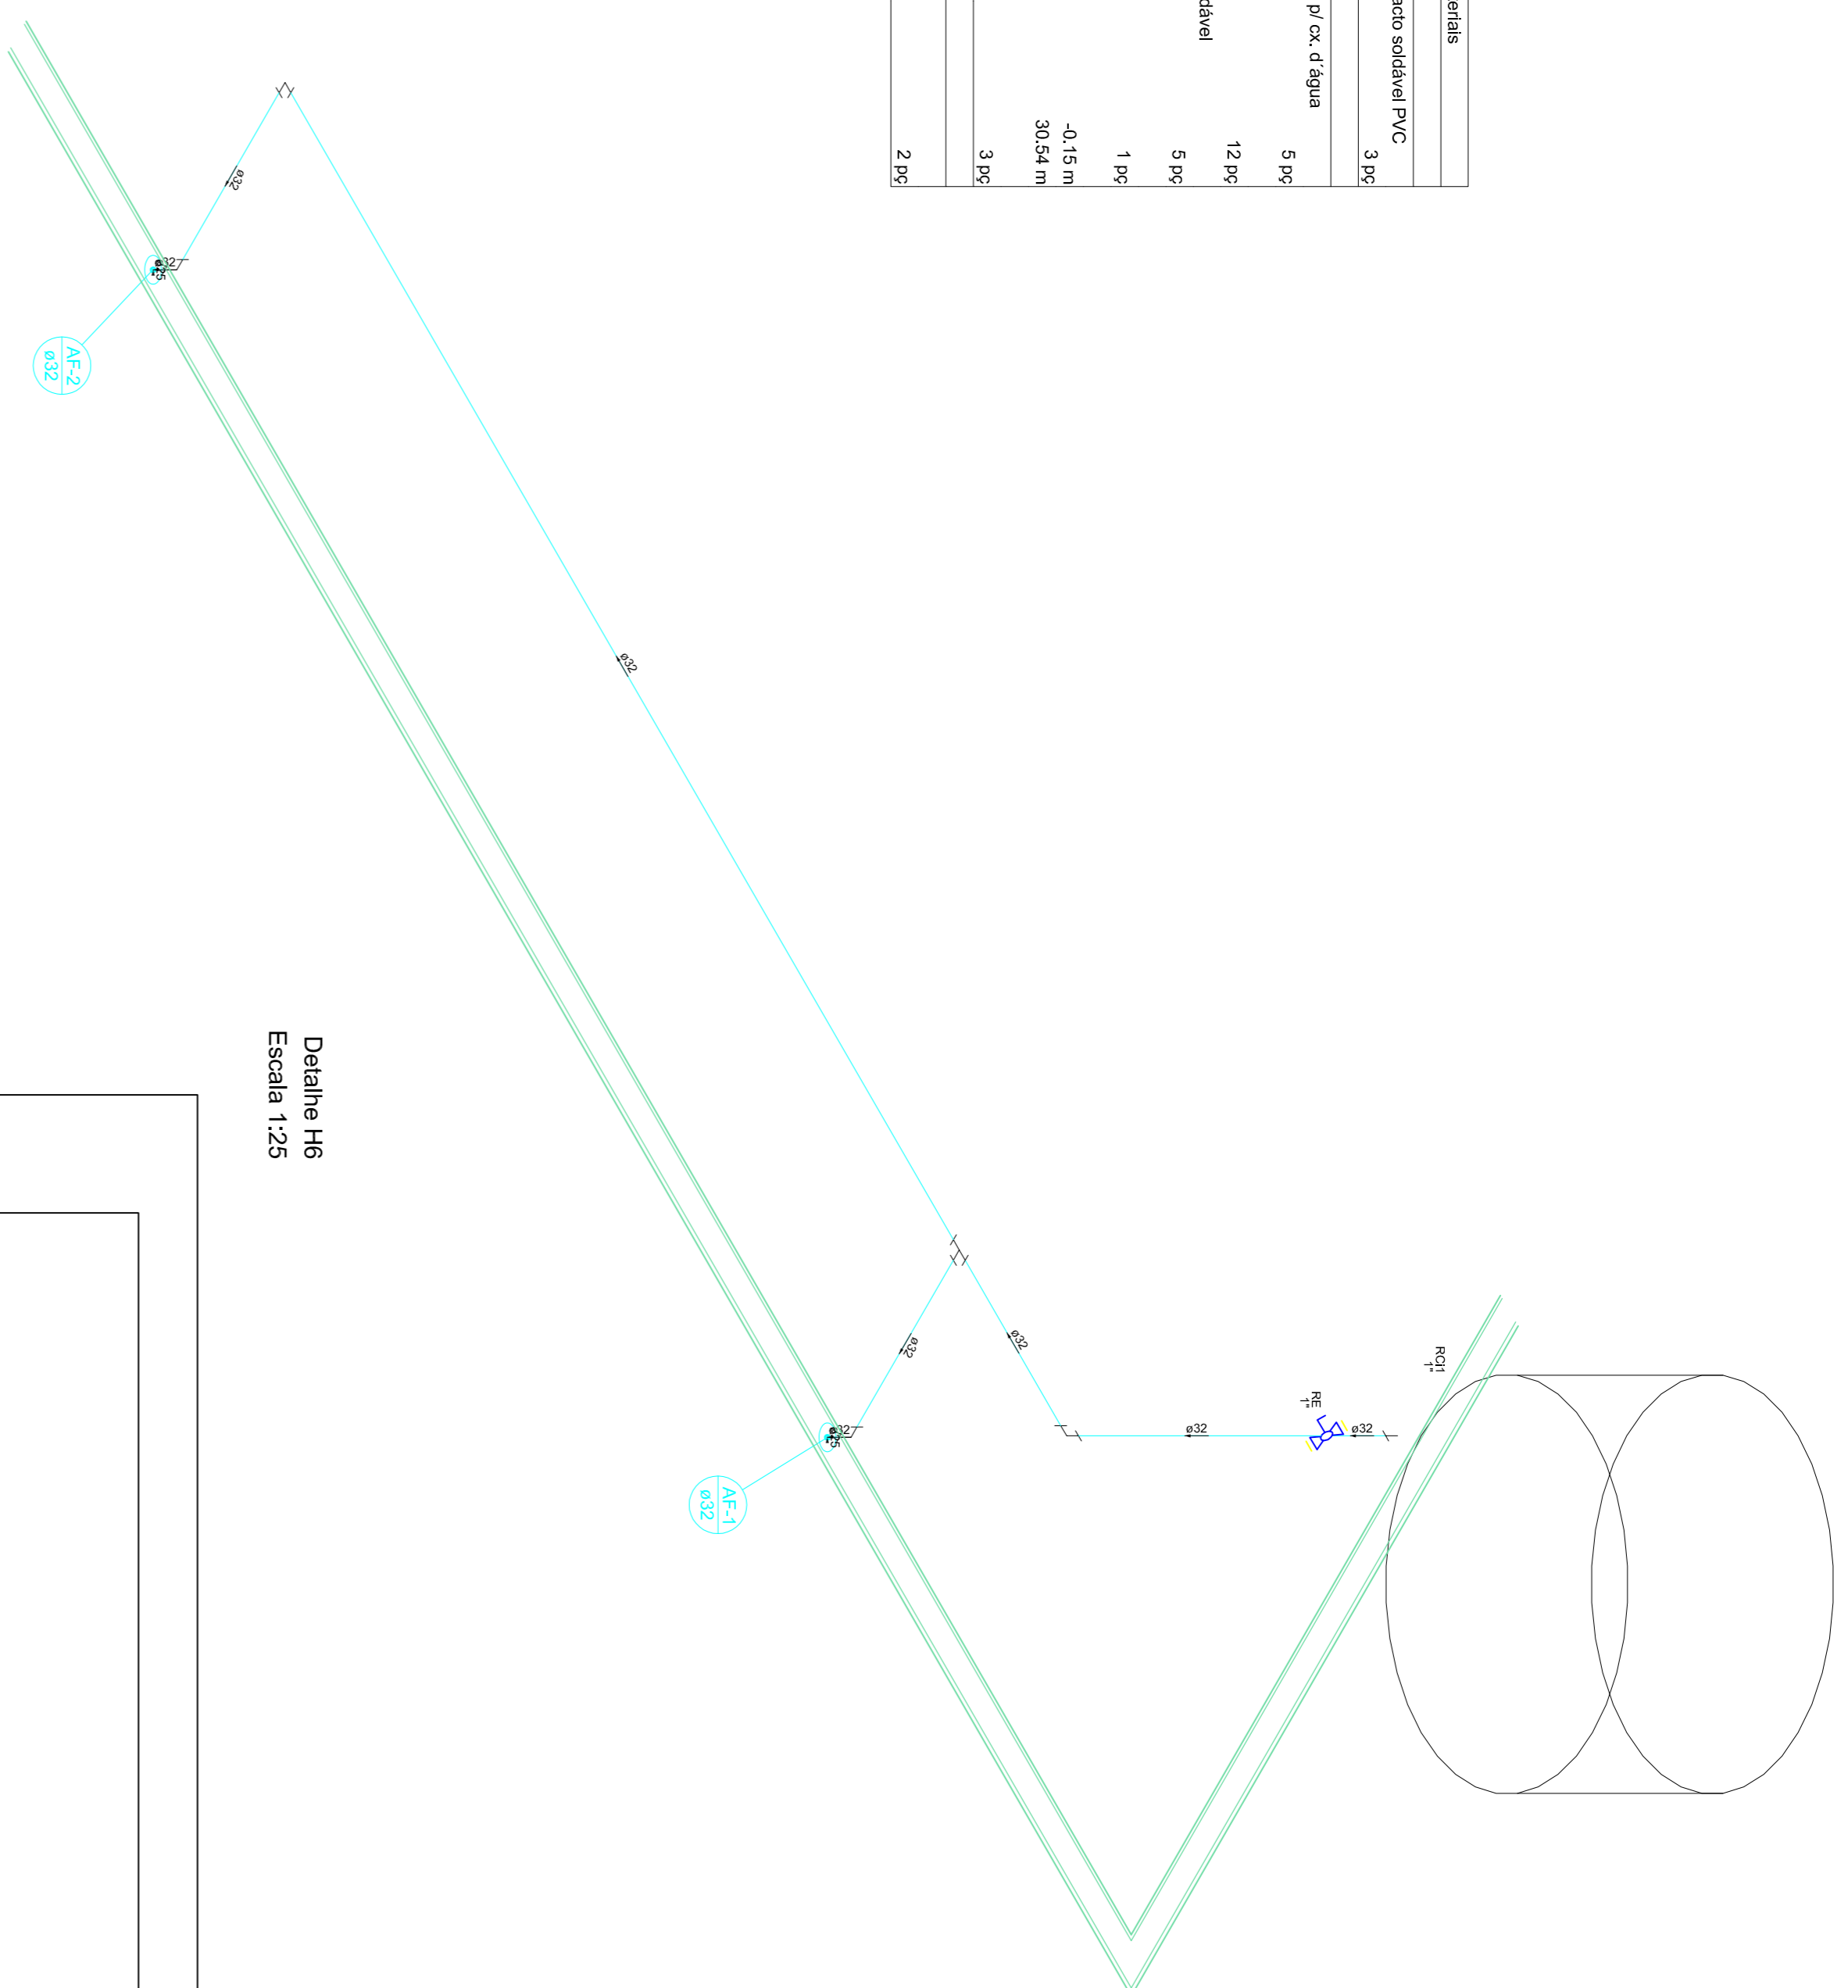

Detalle H6
Escala 1:25

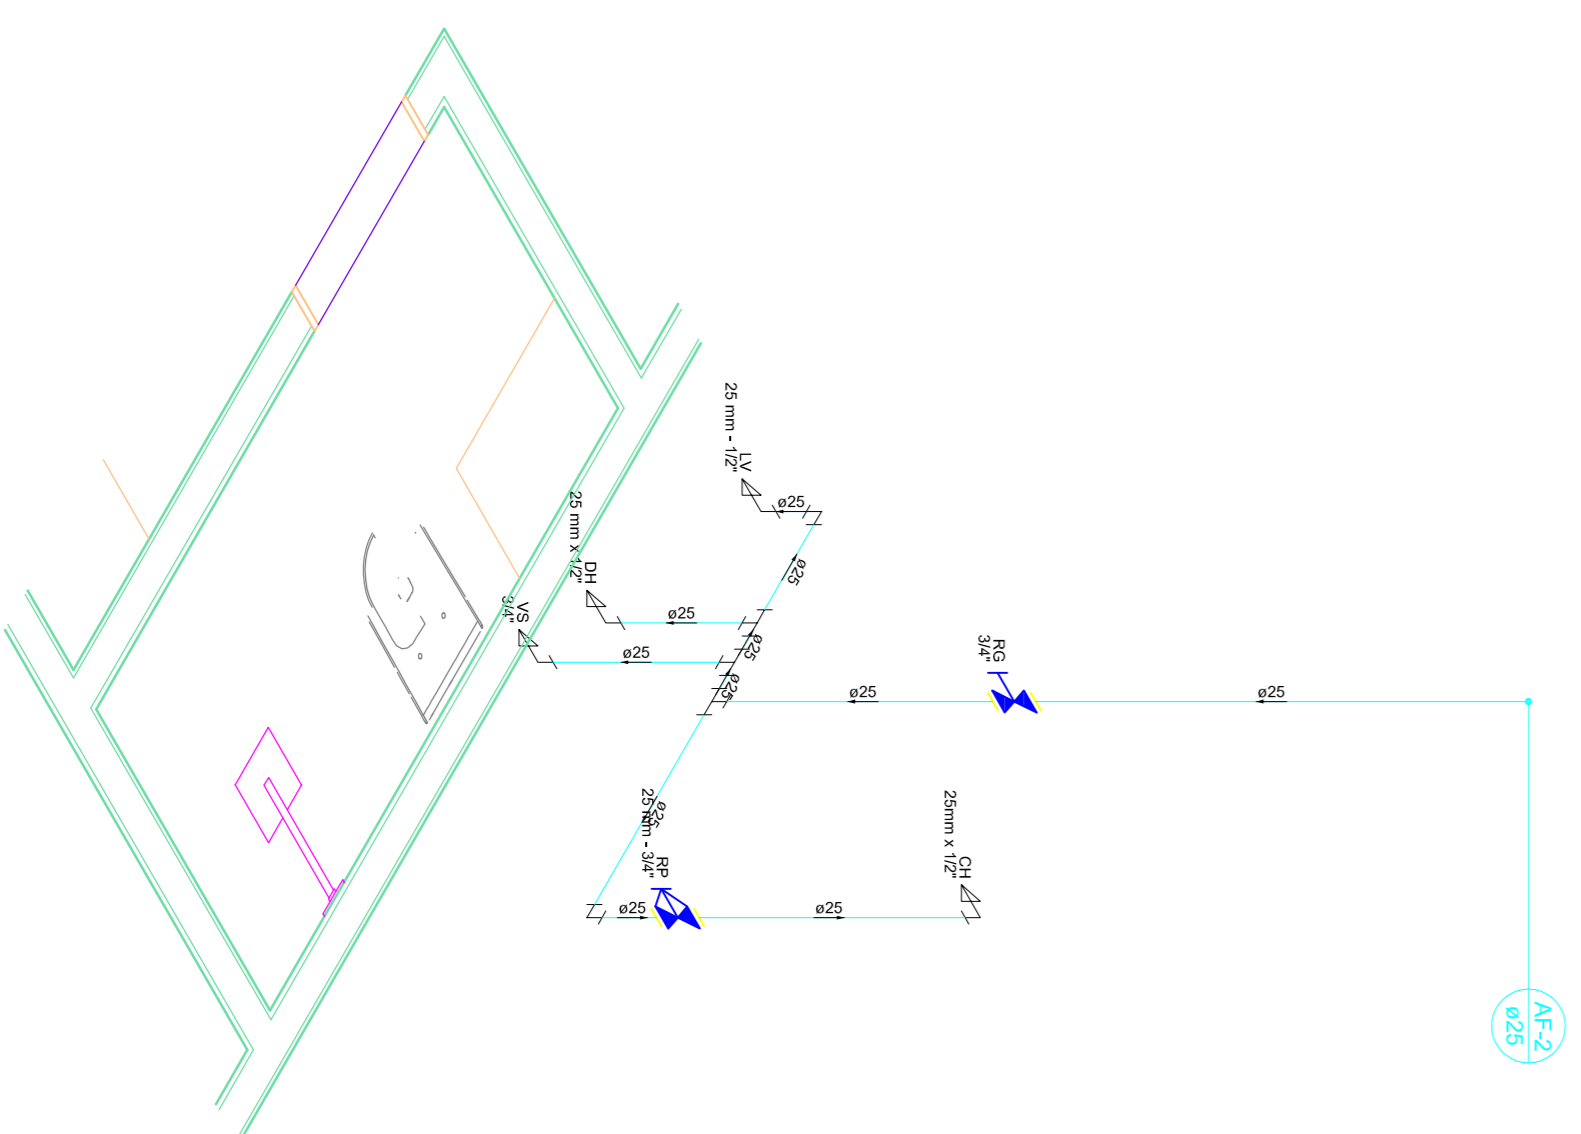

Detalle H1
Escala 1:25

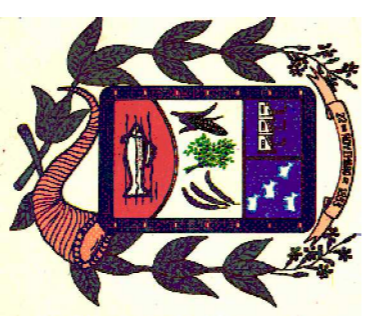

PREFEITURA DE PIRACANJUBA
HIDROSSANITARIO
ÁGUA FRIA



ENDEREÇO: RUA AVELINO A. VIEIRA, LAGO AFRONSO DIAS FERREIRAS SOBRIÑO, PIRACANJUBA - GOIÁS

PROPRIETÁRIO: PREFEITURA MUNICIPAL DE PIRACANJUBA
CNPJ: 01.179.647/0001-95


AUTOR DO PROJ.: ENG. CAIO AUGUSTO D. AMORIM
CREA: 1014133308 D-COC

ÁREA TOTAL CONSTRUÇÃO	ESCALA	DATA
439,60m ²	INDICADA	01/12/2018

CONTEÚDO: PLANTA PAVIMENTO SUPERIOR
DETAHES

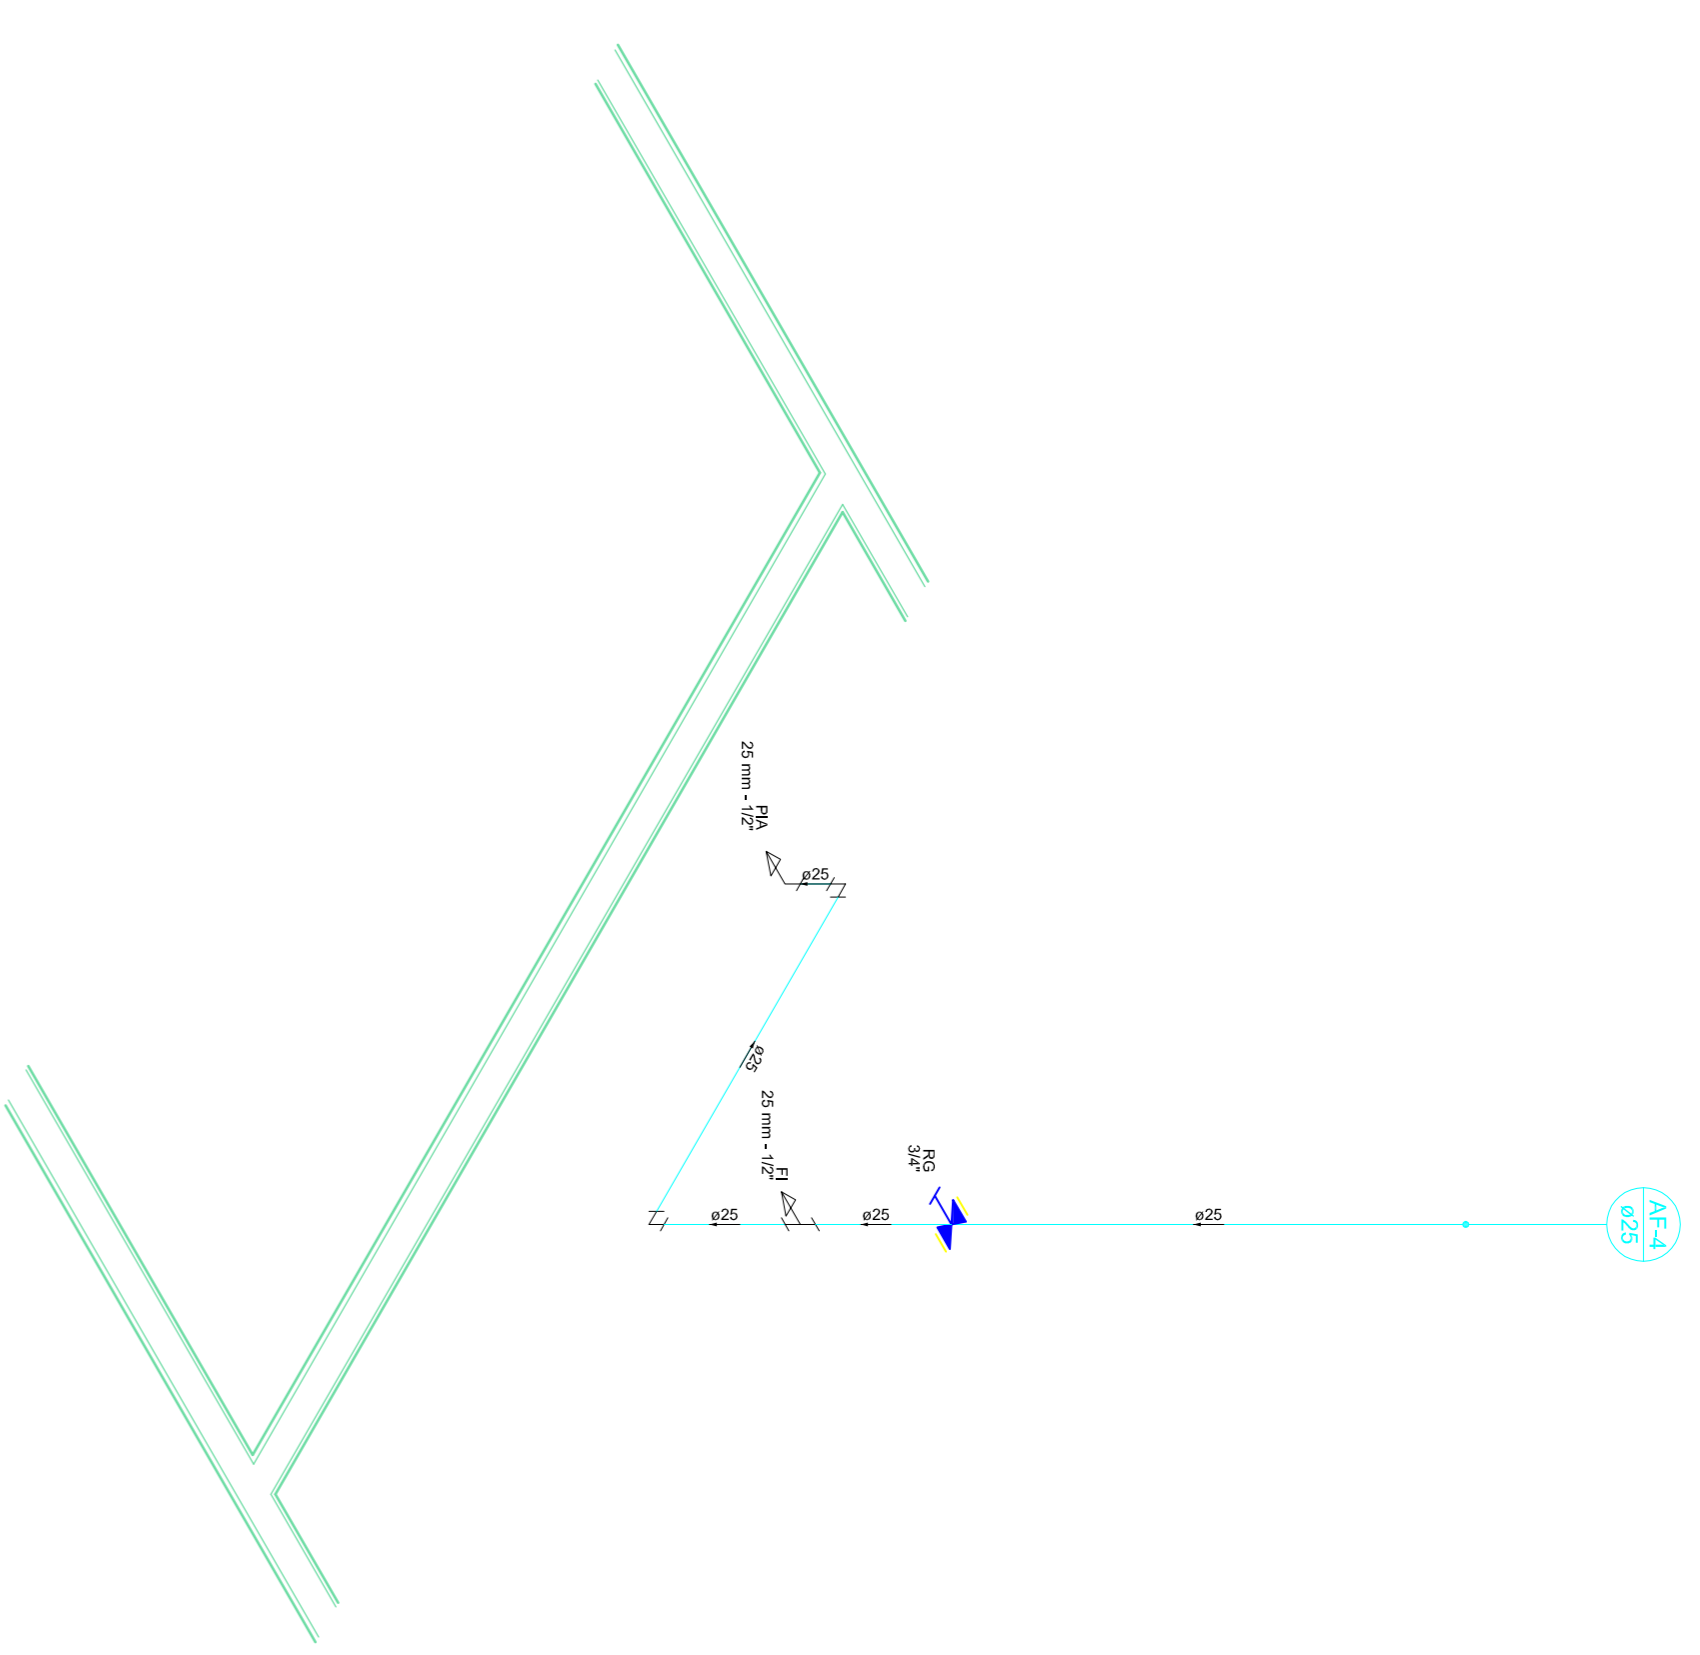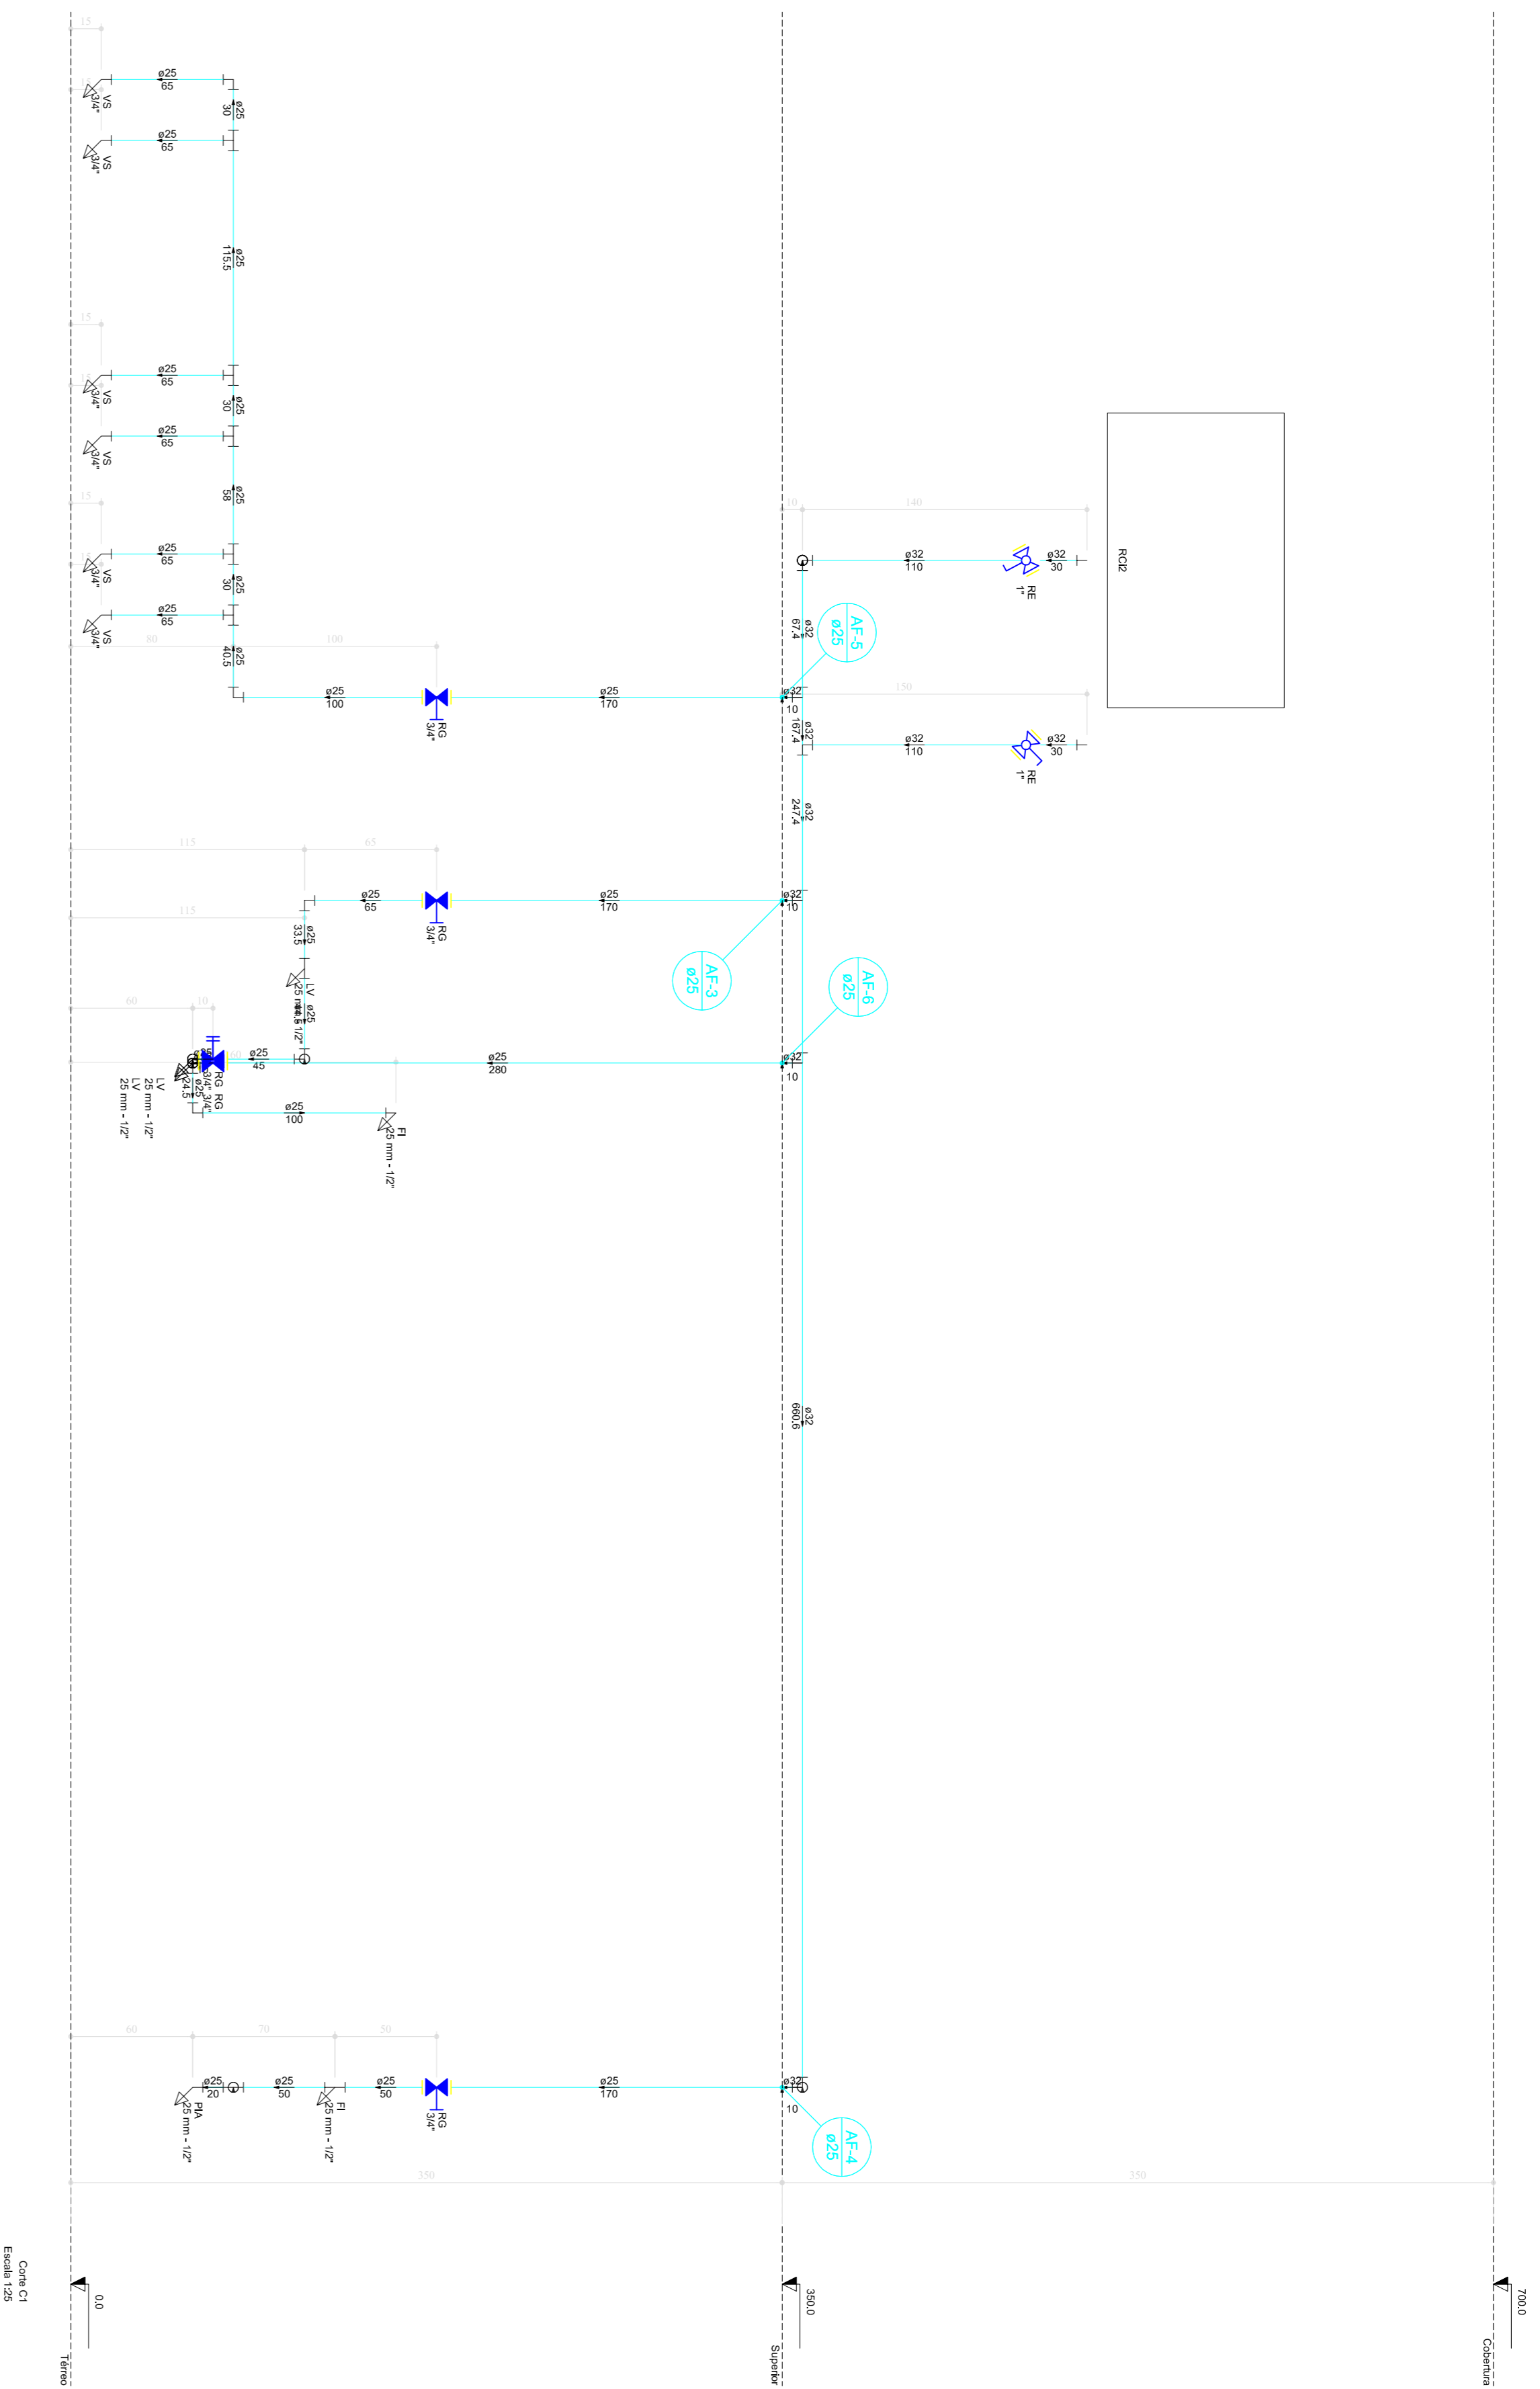

Detalle H3
Escala 1:25

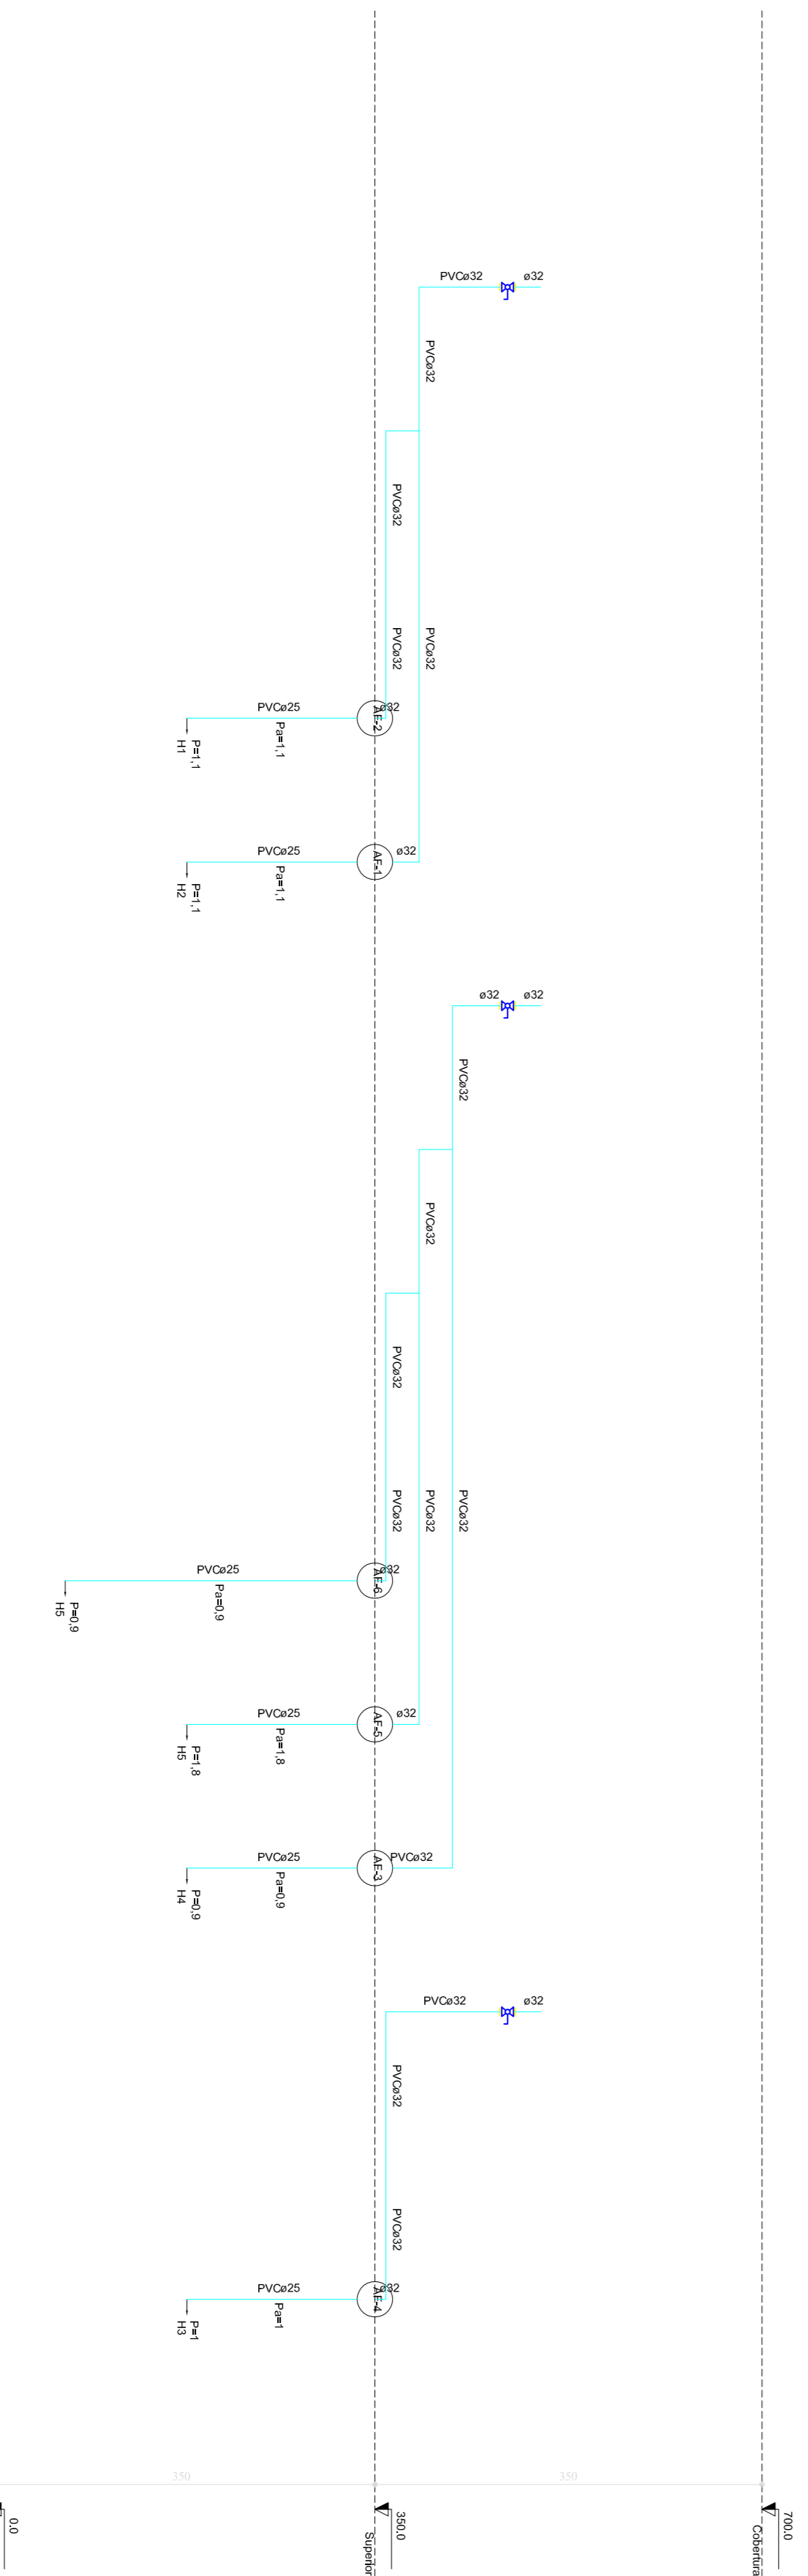

Esquema vertical hidráulico
Escala: 1:50



PREFEITURA DE PIRACANJUBA
HIDROSSANITÁRIO
ÁGUA FRIA

ENDEREÇO: RUA AVELINO A. VIEIRA, LAGO AFRONSO DIAS FERREINDES SOBRINHO, PIRACANJUBA - GOIÁS

PROPRIETÁRIO: PREFEITURA MUNICIPAL DE PIRACANJUBA
CNPJ: 01.179.647/0001-95


AUTOR DO PROJ.: ENG. CAIO AUGUSTO D. AMORIM
CREA: 1014133408 D-COC

ÁREA TOTAL CONSTRUÇÃO: 439,60m² ESCALA: INDICADA DATA: 01/12/2018



CONTEÚDO: CORTE CI
DEFALTES

ENG.º CAIO AMORIM
(42) 98113-5094


PRANCHA:

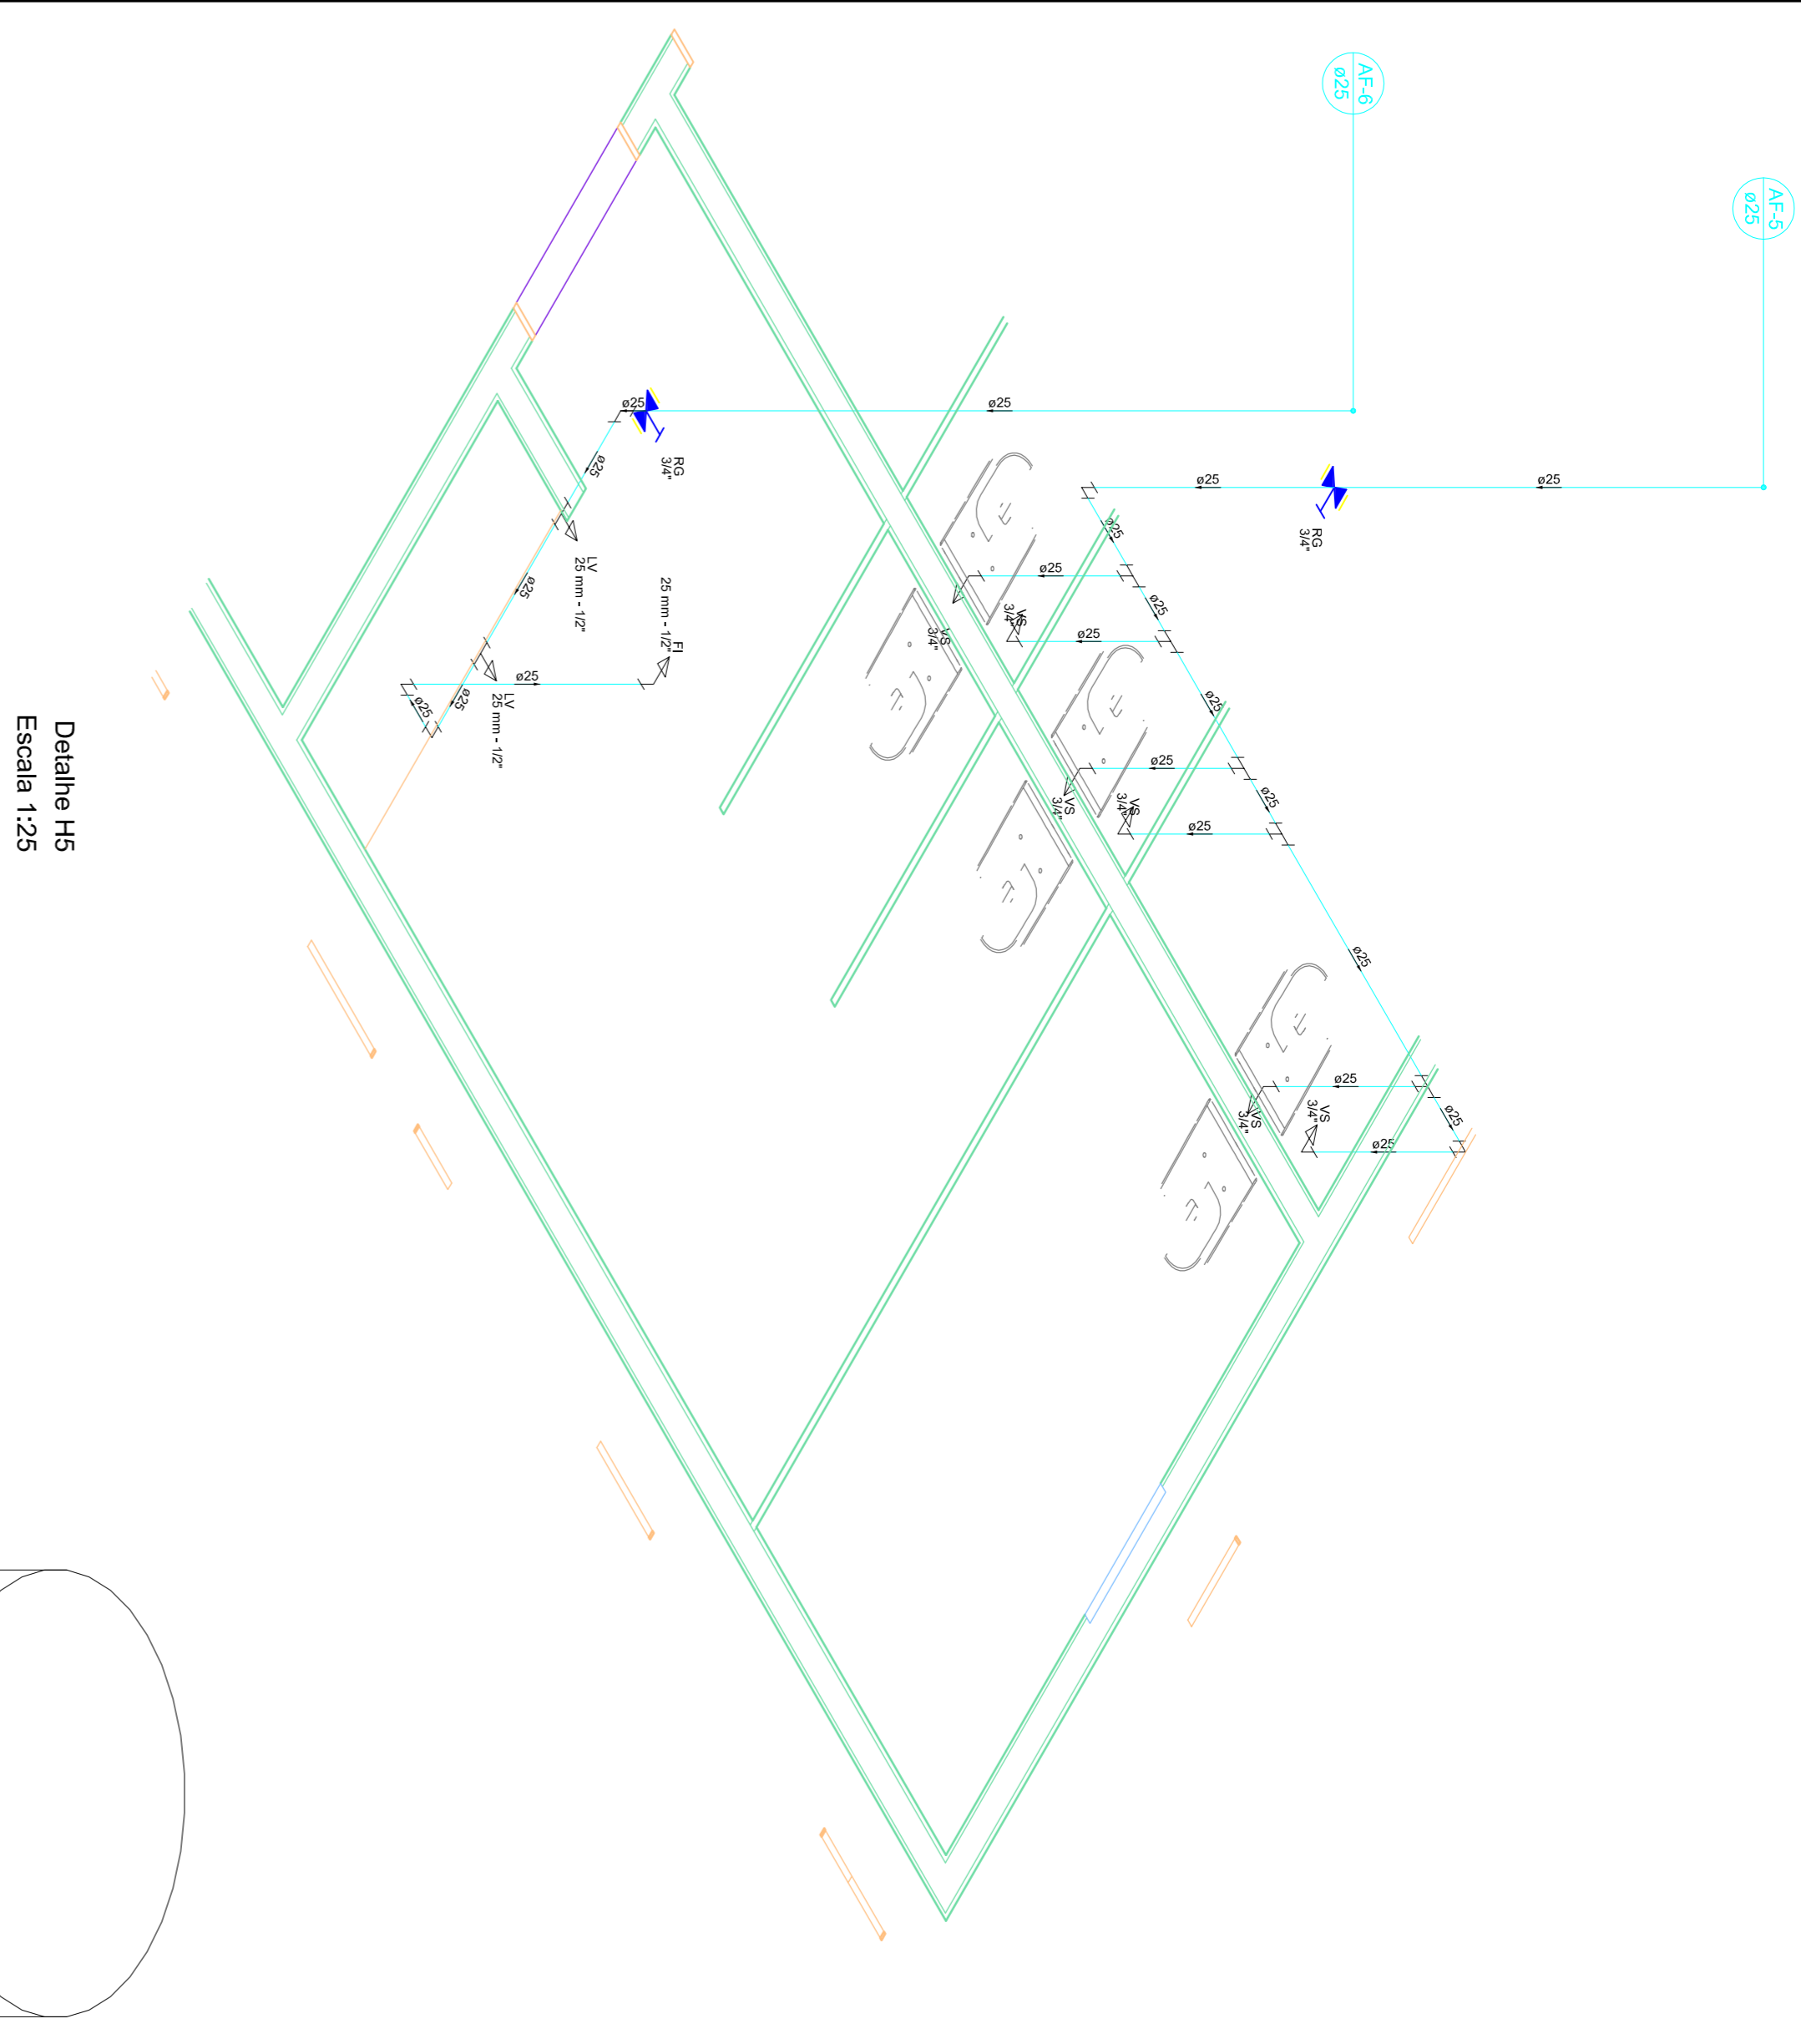

Detalhe H5
Escala 1:25

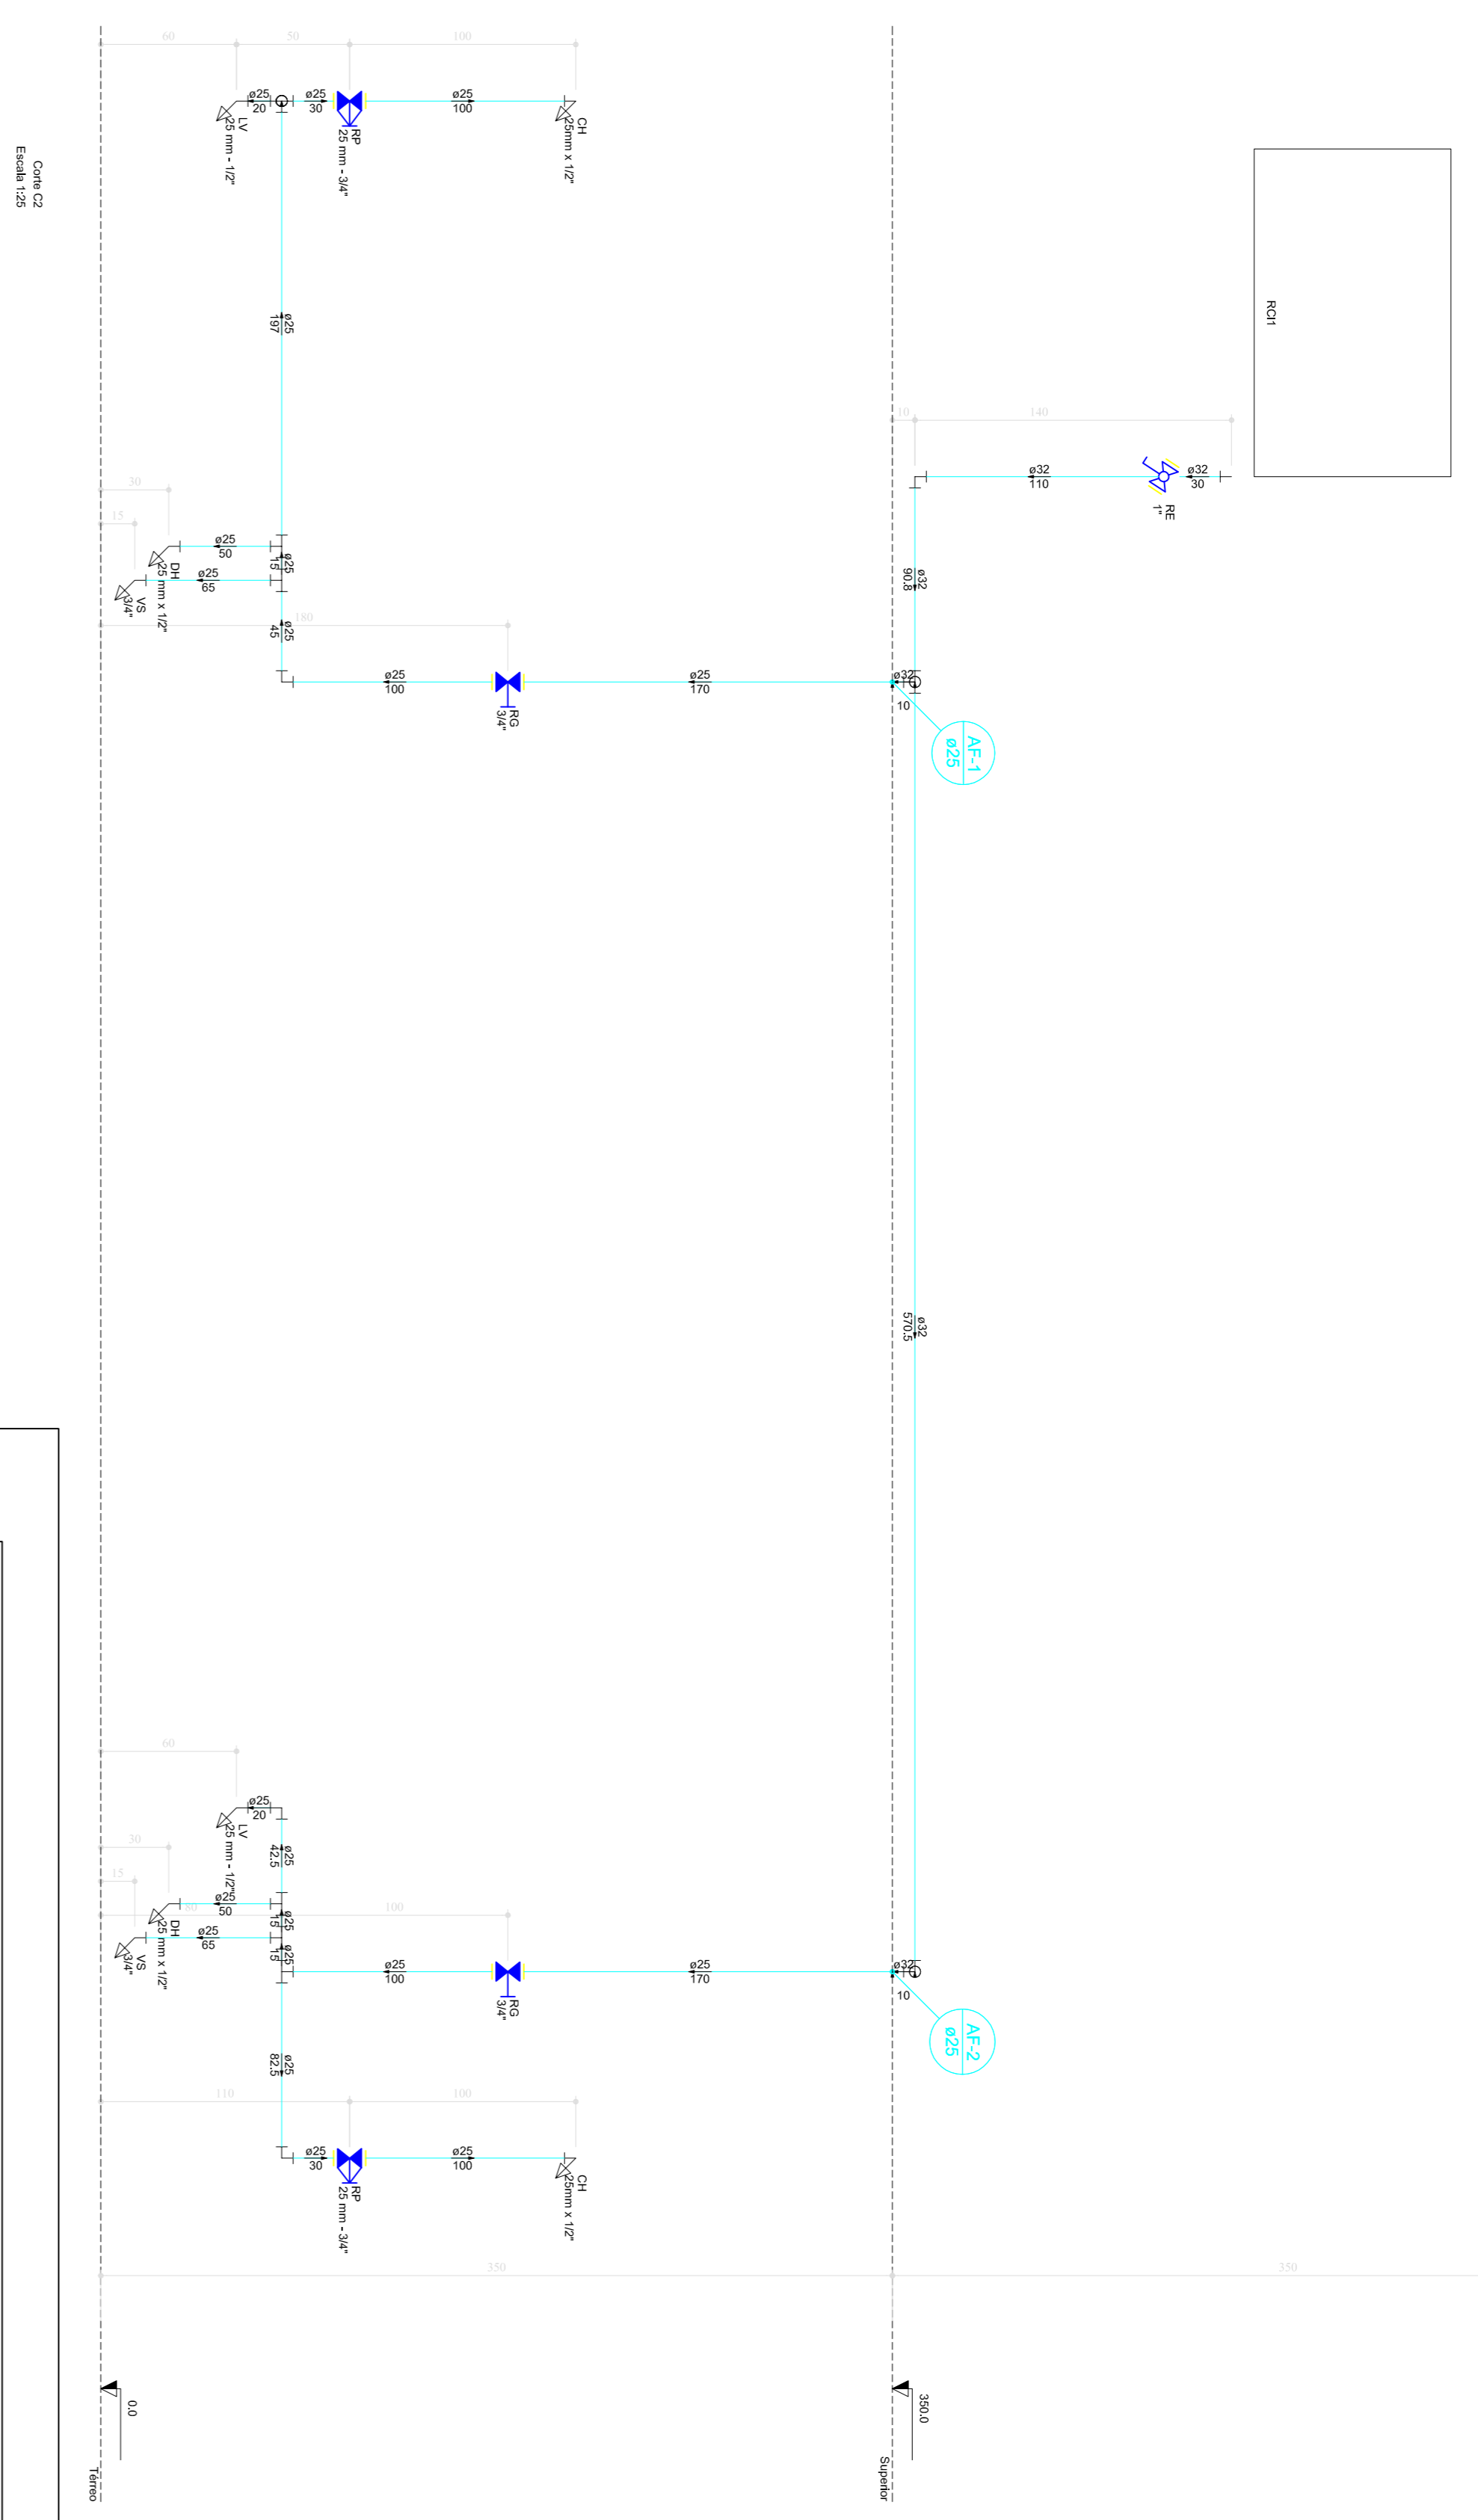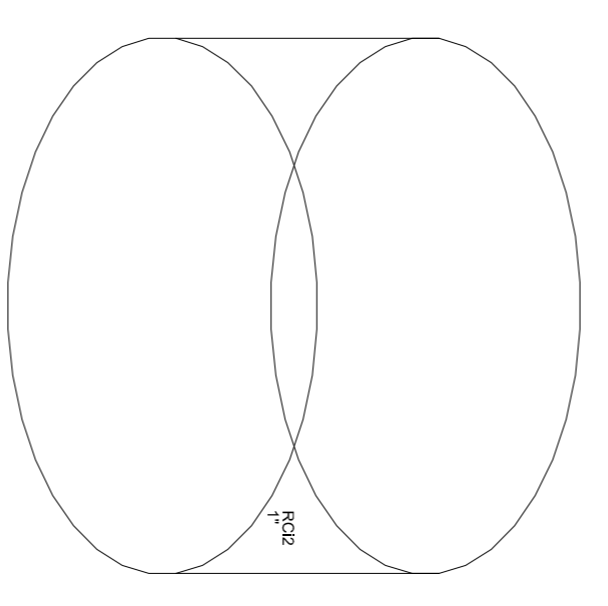

Detalhe H6
Escala 1:25

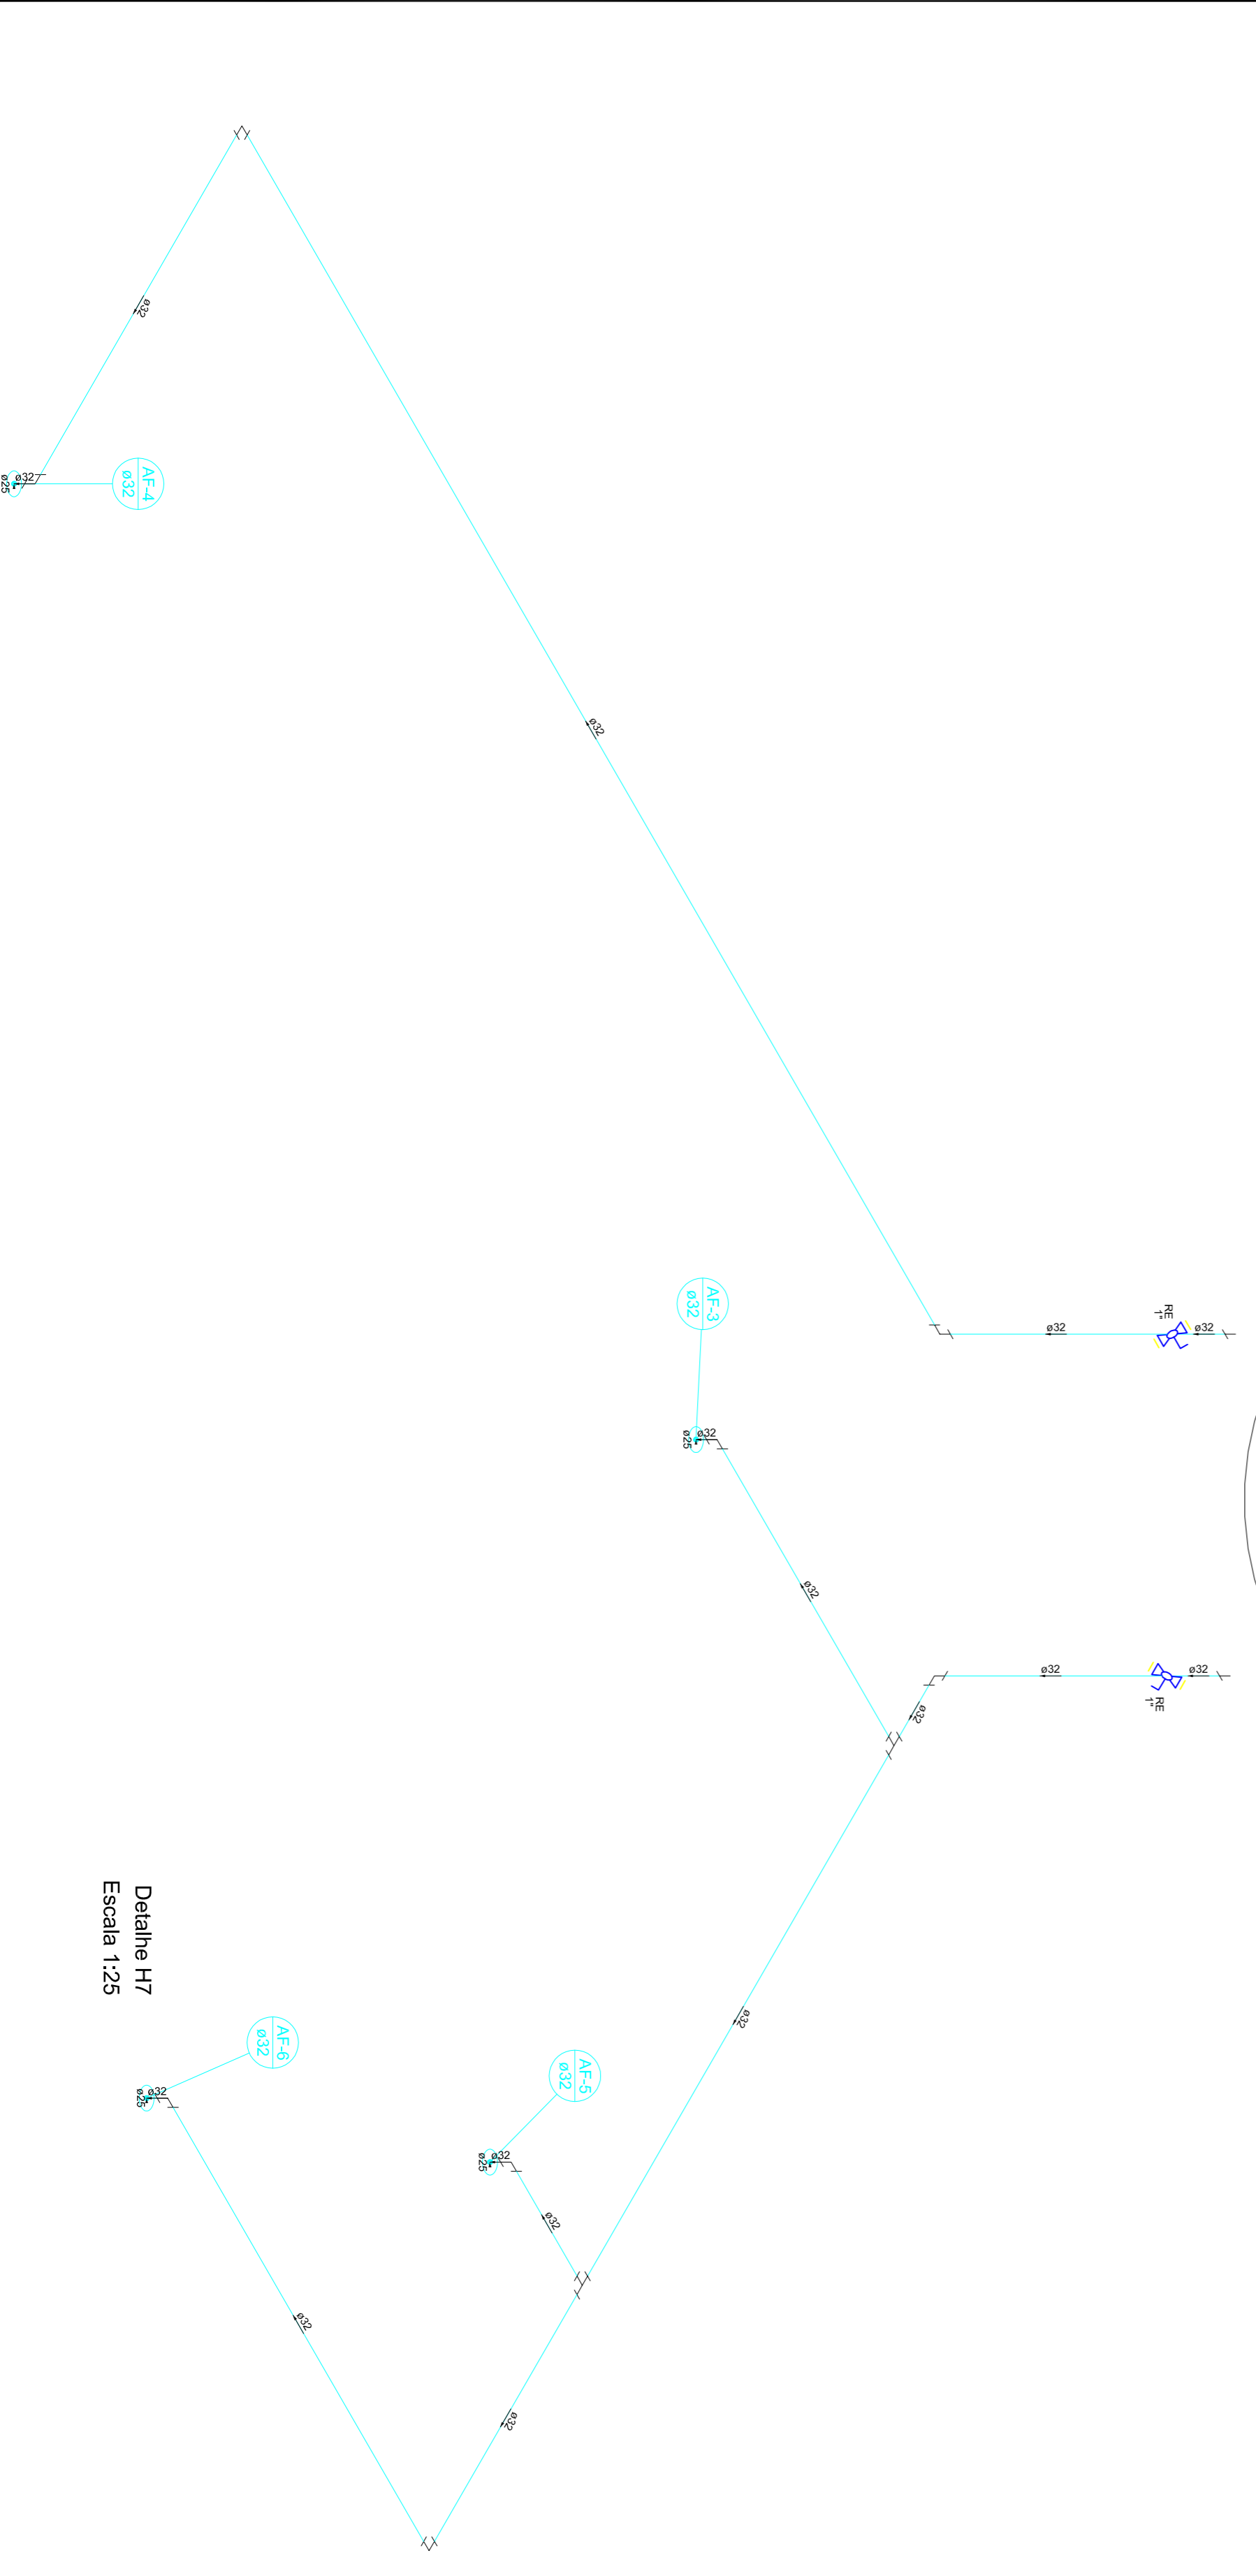

Detalhe H7
Escala 1:25



PREFEITURA DE PIRACANJUBA
HIDROSSANITÁRIO
ÁGUA FRIA

BUIDRECO: RUA AVELINO A. VIEIRA, LAGO AFRONSO DIAS FERNANDES SOBRINHO, PIRACANJUBA - GOIÁS



PROPRIETÁRIO: PREFEITURA MUNICIPAL DE PIRACANJUBA
CNPJ: 01.179.647/0001-95

AUTOR DO PROJ.: ENG. CAIO AUGUSTO D. AMORIM
CREA: 1014133408 D-COC


ÁREA TOTAL CONSTRUÇÃO	ESCALA	DATA
439,60m ²	INDICADA	01/12/2018

CONTEÚDO:
CORTE C2
DETAHES


PRANCHA:
6/8

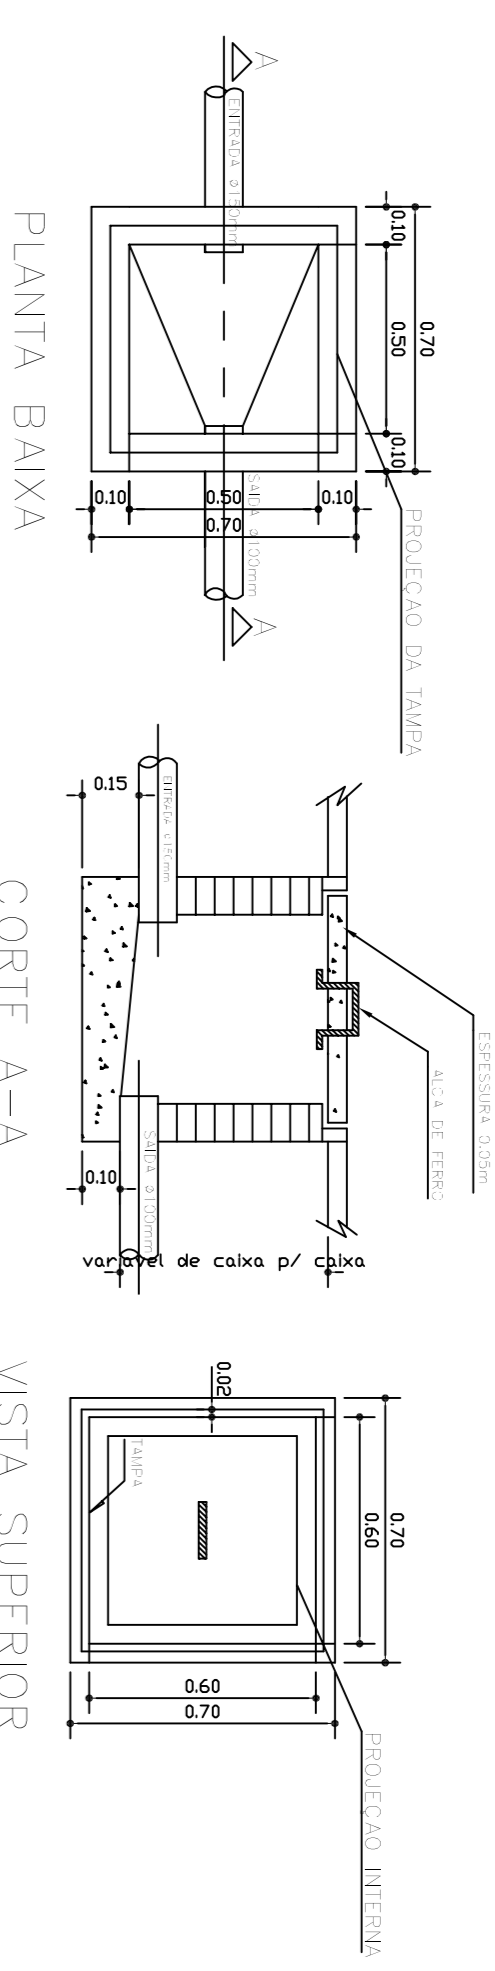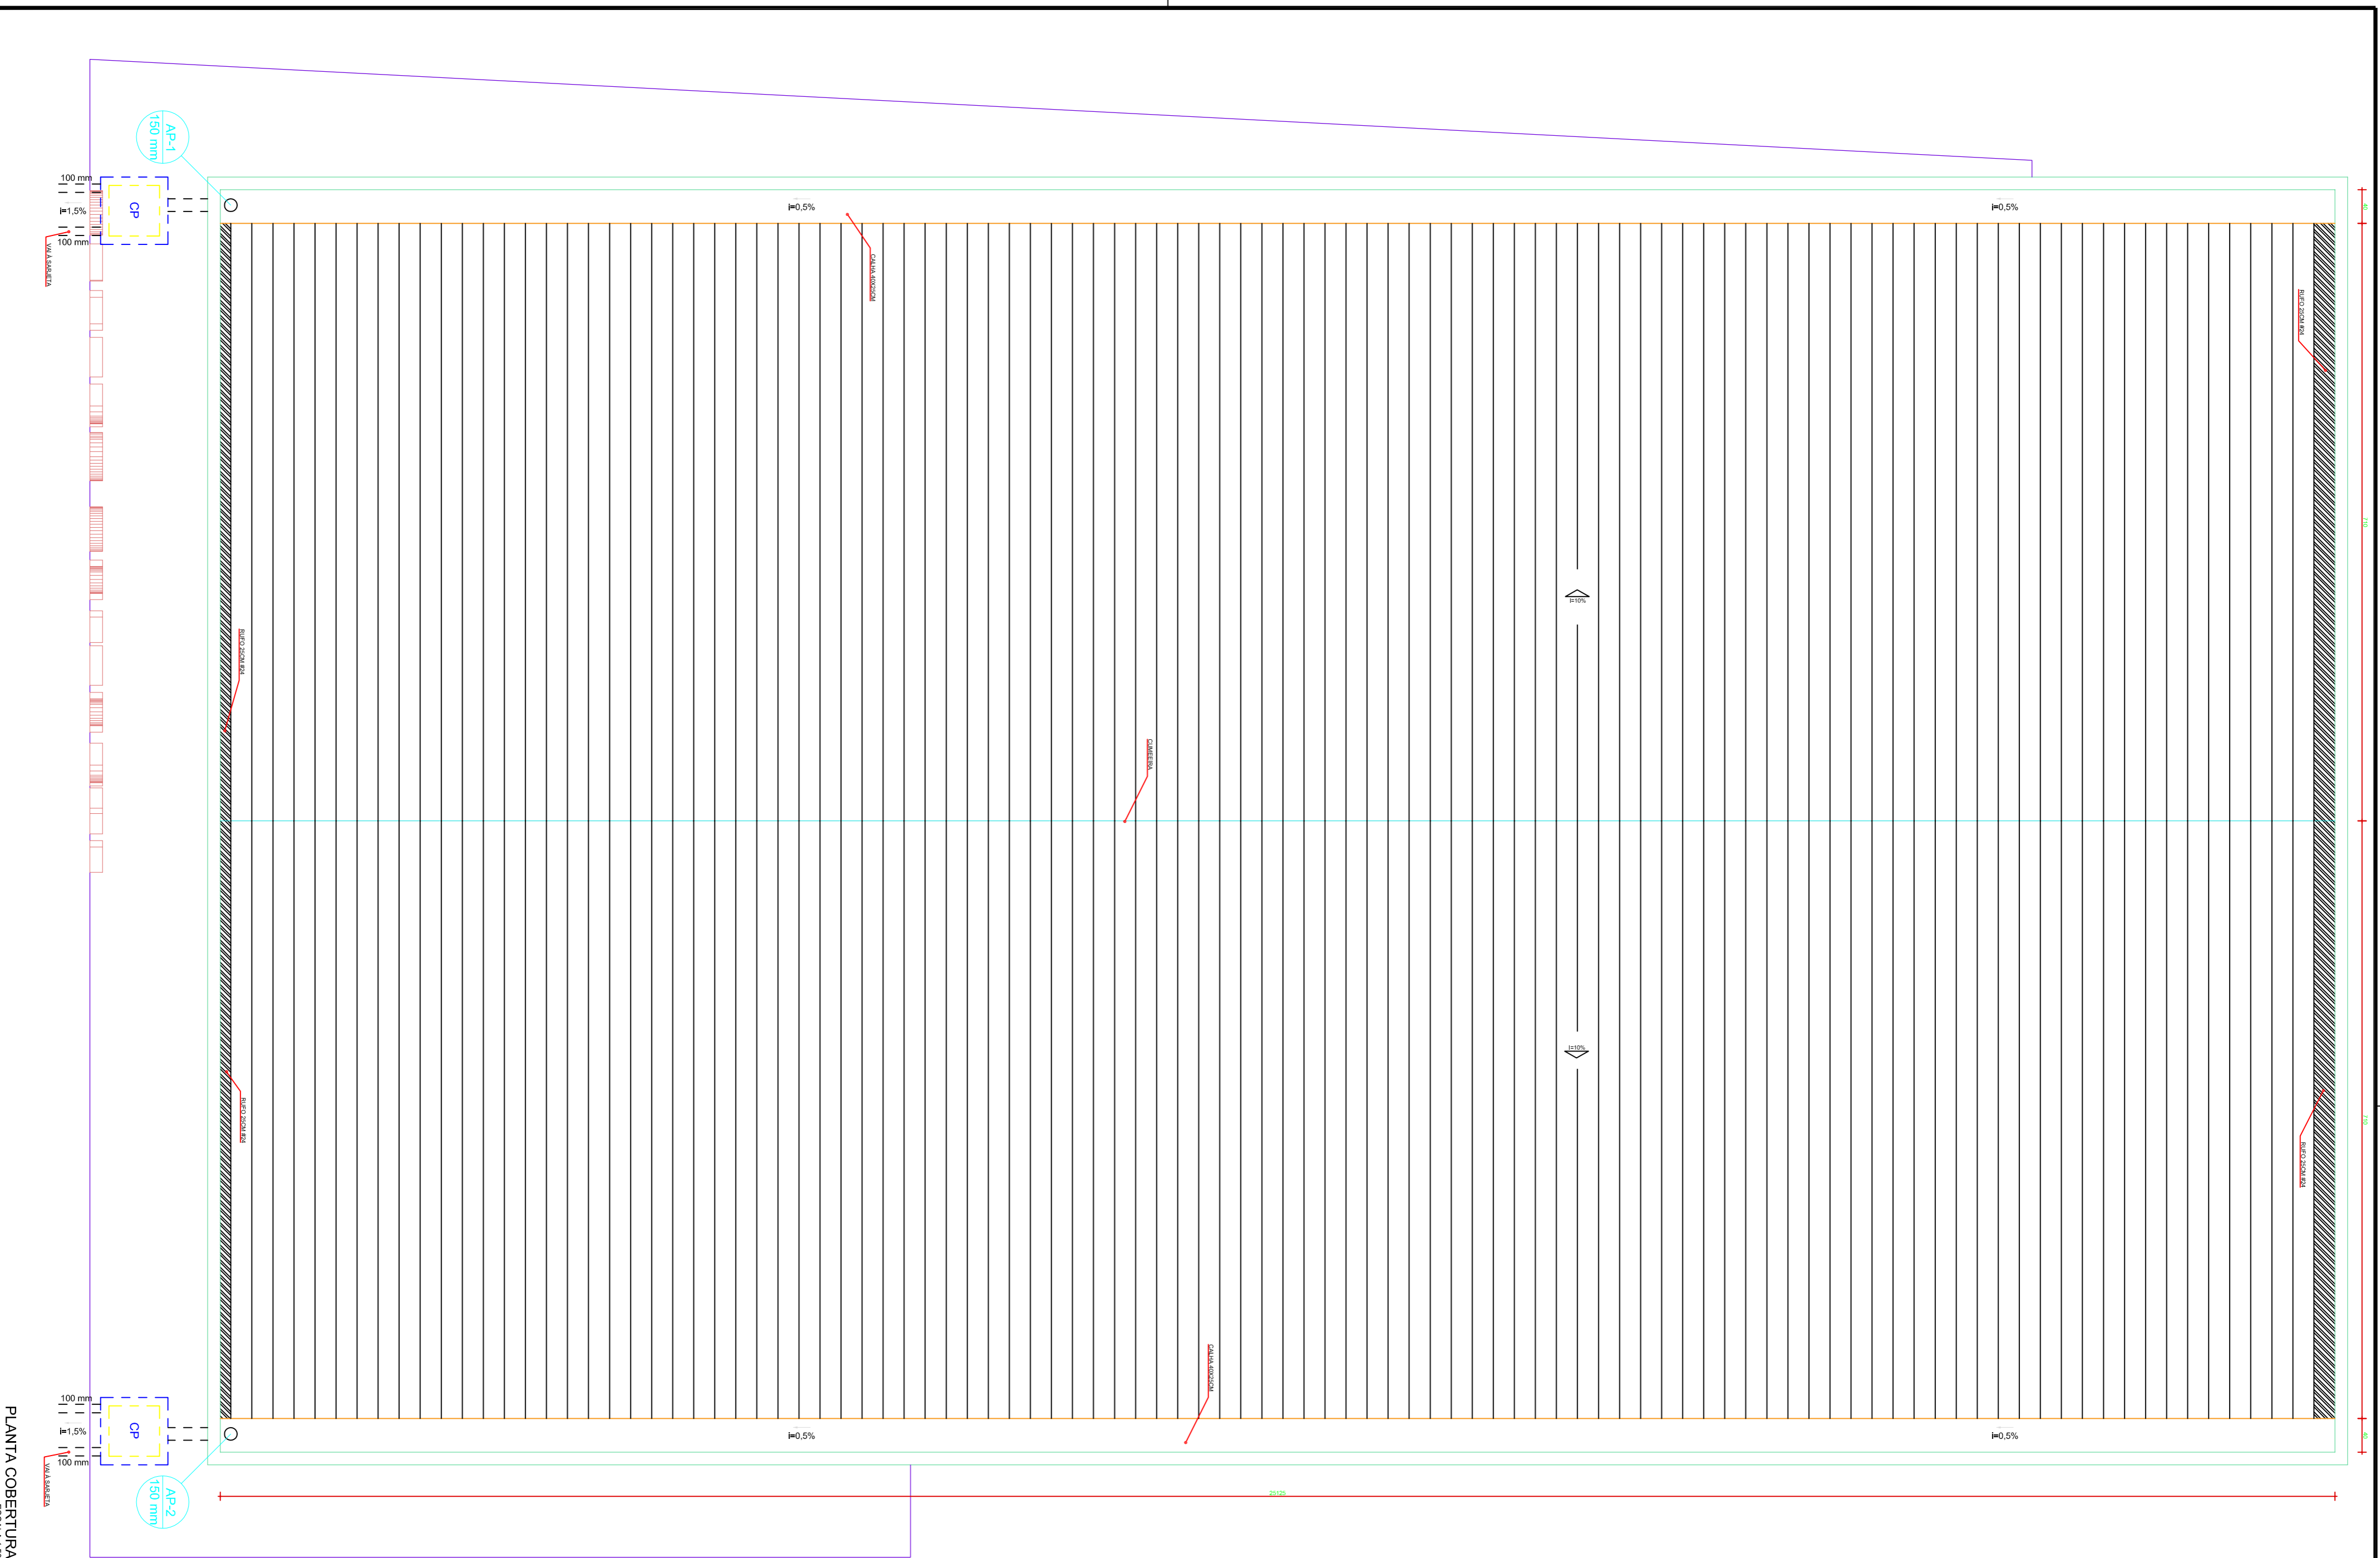

DETALHE DA CAIXA DE INSPEÇÃO

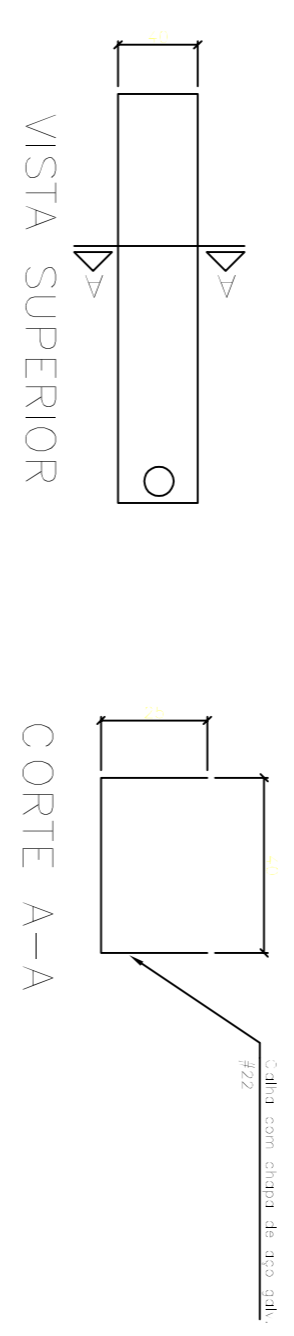

DETALHE DA CALHA COBERTURA

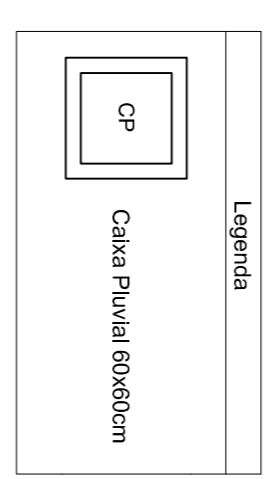

PREFEITURA DE PIRACANJUBA
 HIDROSSANITARIO
 ÁGUA PLUVIAL

ENDEREÇO: RUA AVELINO A. VIEIRA, LAGO AFRONSO DIAS FERNANDES SOBRINHO, PIRACANJUBA - GOIÁS
 PROPRIETÁRIO: PREFEITURA MUNICIPAL DE PIRACANJUBA
 CNPJ: 01.179.647/0001-95
 AUTOR DO PROJETO: ENG. CAIO AUGUSTO D. AMORIM
 CREA: 1014133/08 D-00

ÁREA TOTAL CONSTRUÇÃO	ESCALA	DATA
439,60m ²	INDICADA	01/12/2018

CONTEÚDO	FRANQUIM.
ENGº CAIO AMORIM PLANTA COBERTURA DETAHES	7/8

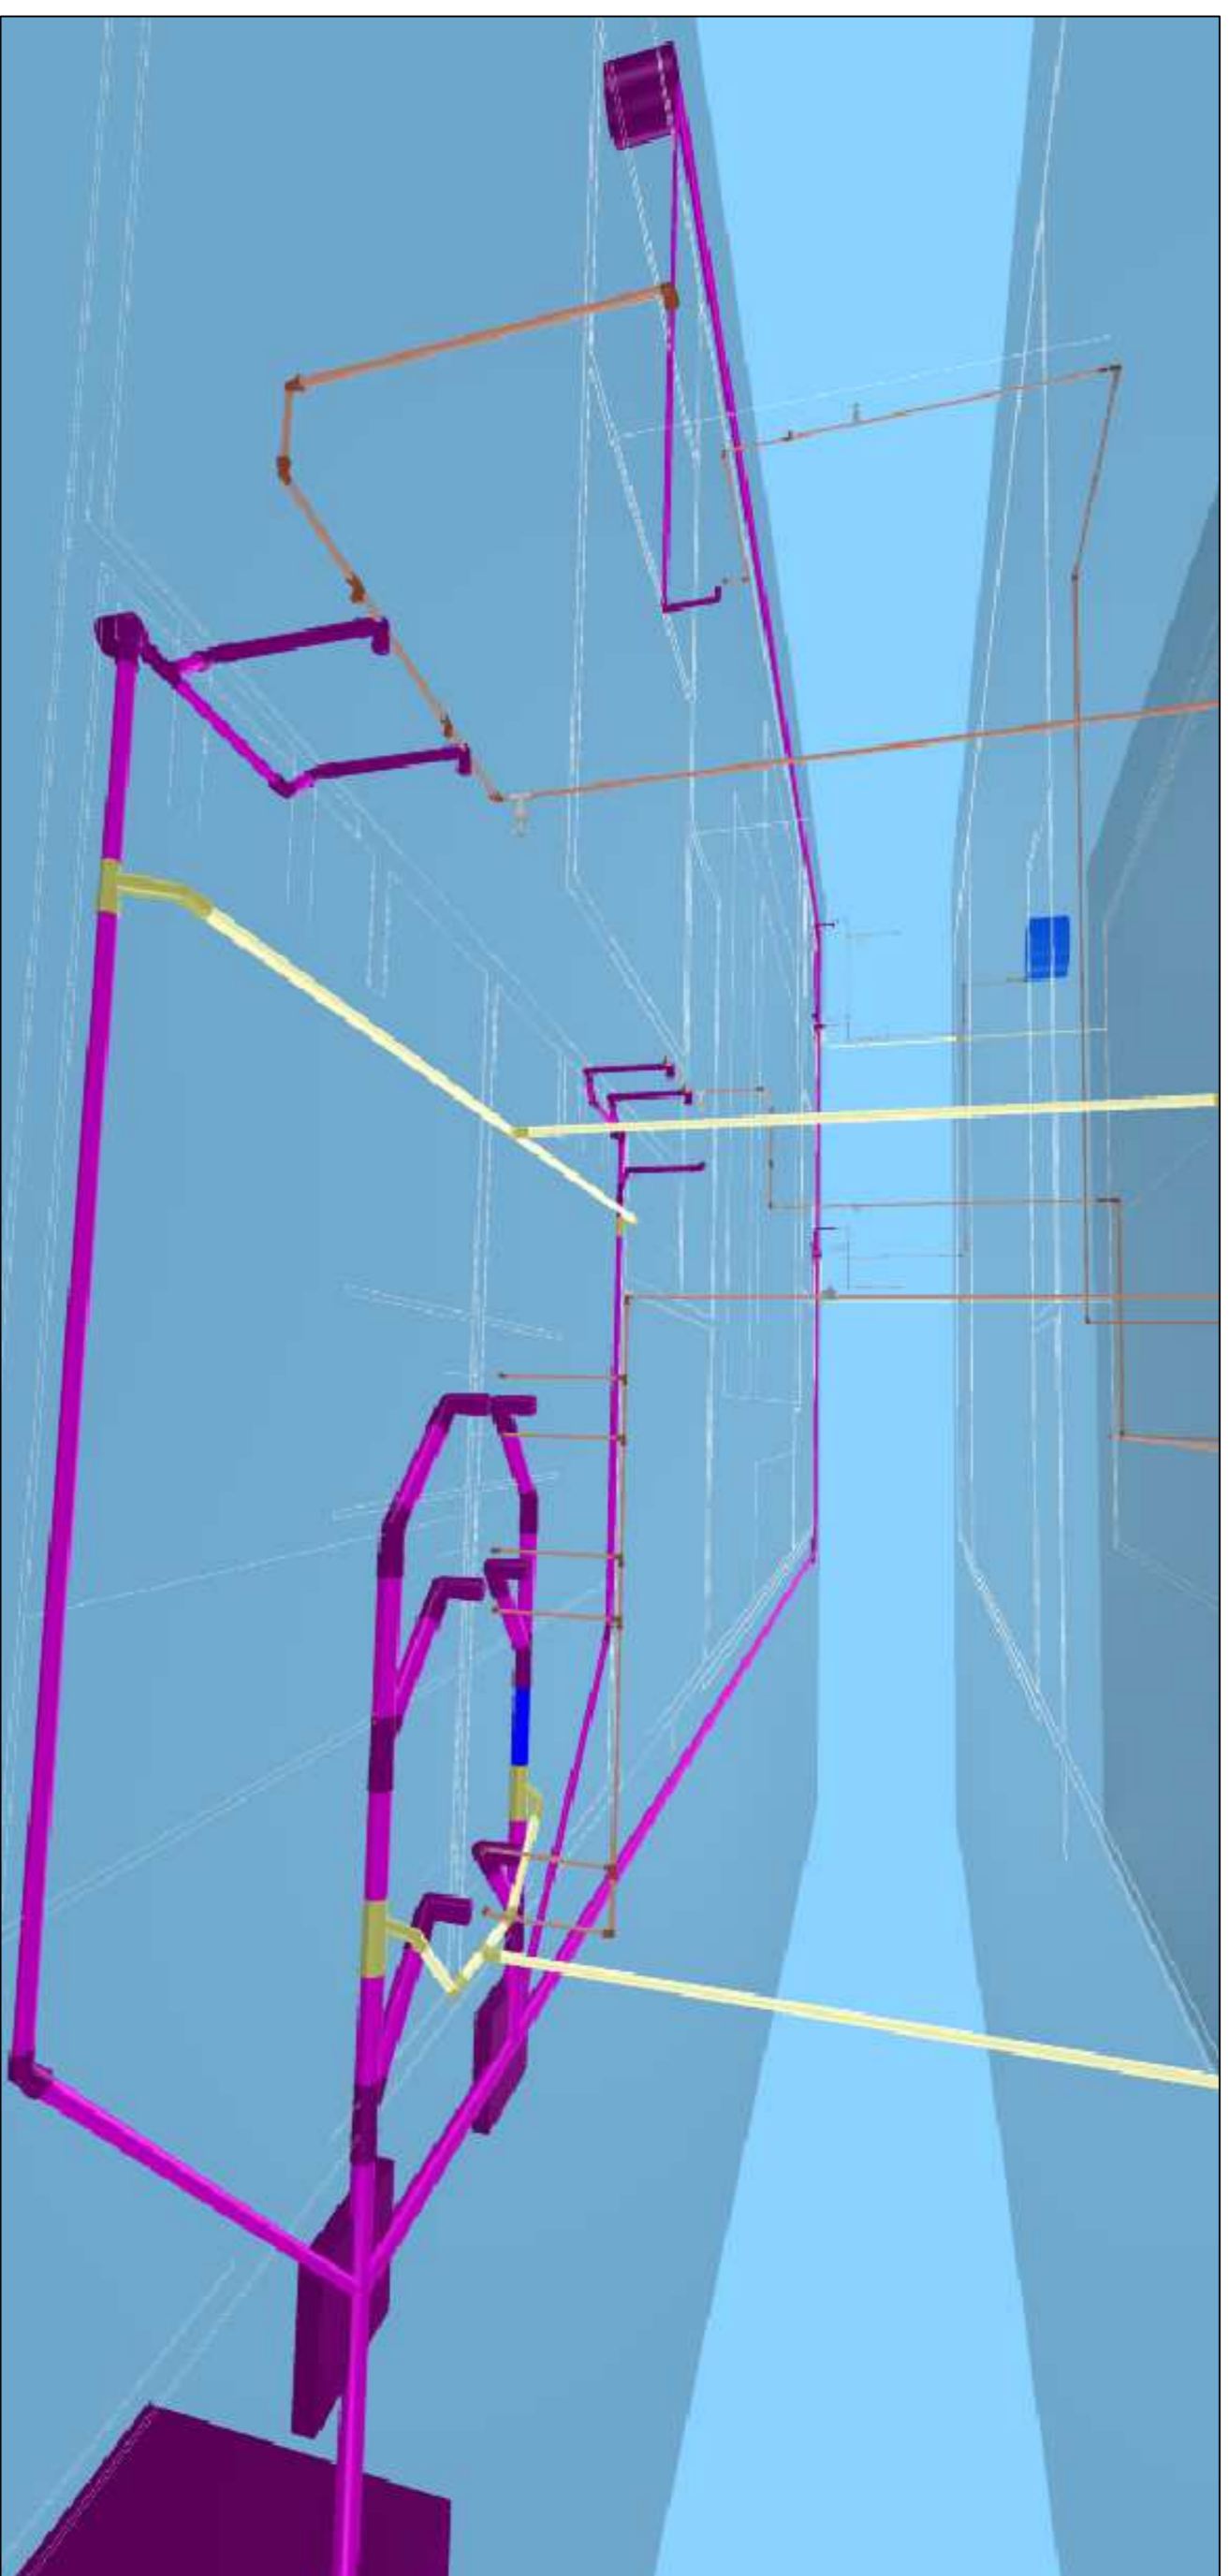


IMAGEM 3D BANHEIROS COLETIVOS

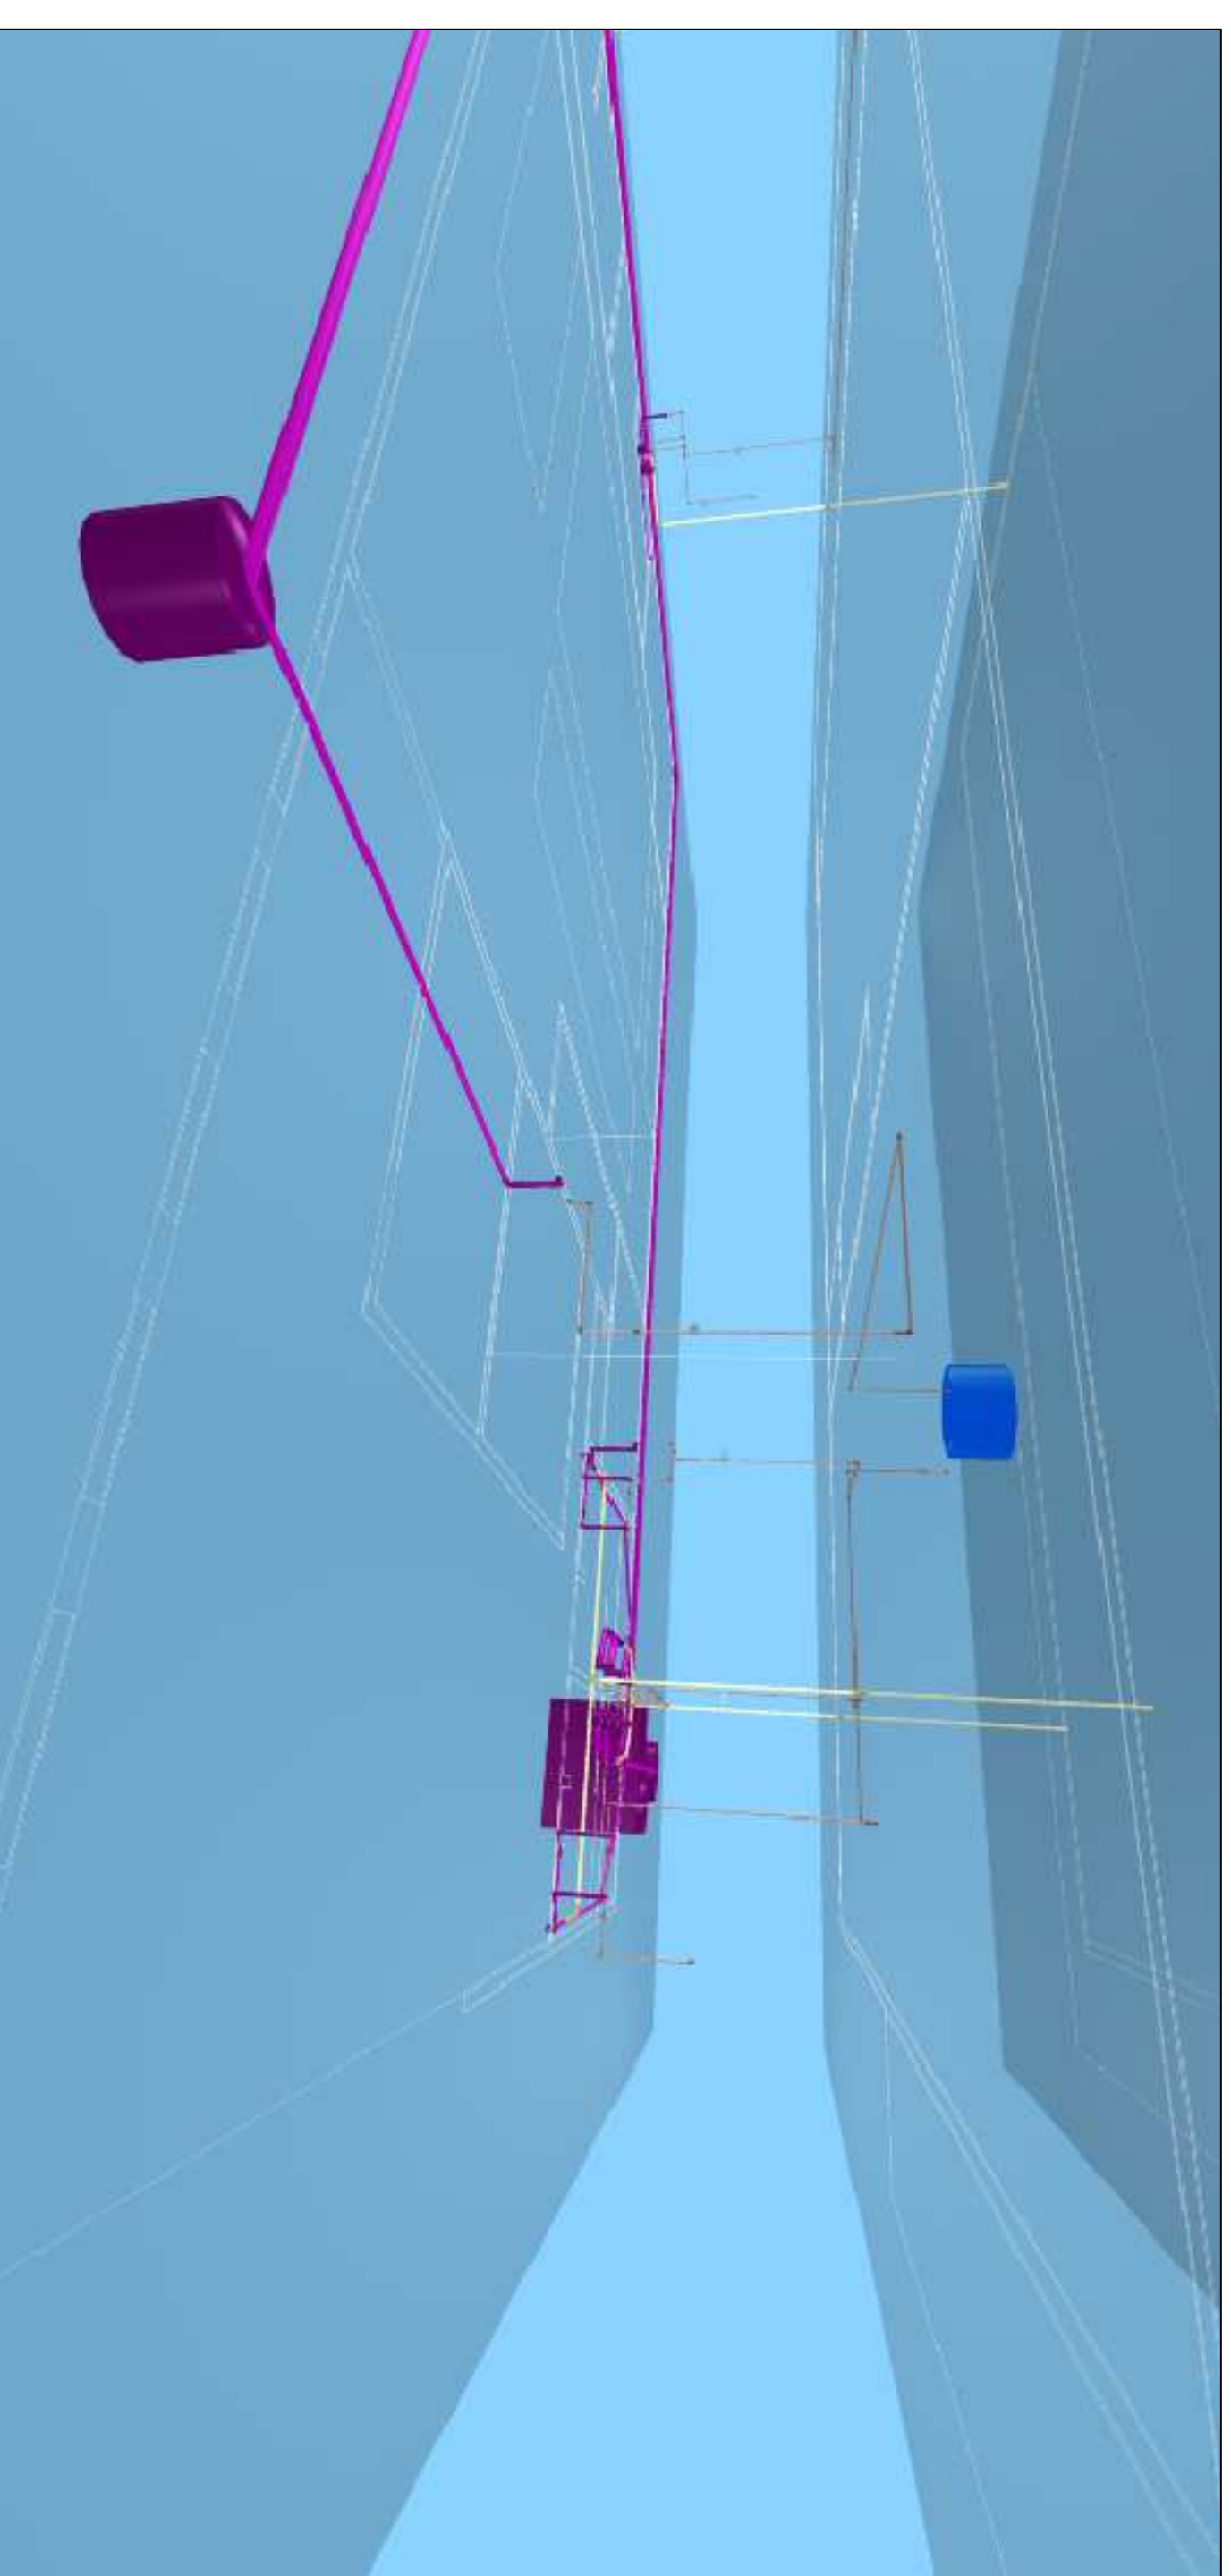


IMAGEM 3D COOPA



IMAGEM 3D BANHEIROS CAMARIMS



PREFEITURA DE PIRACANJUBA

HIDROSSANITÁRIO

INSTALAÇÕES HIDROSSANITÁRIAS

BUIDRECO - RUA AVELINO A. VIEIRA, LAGO AFRONSO DIAS FERNANDES SOBRINHO, PIRACANJUBA - GOIÁS

PROPRIETÁRIO: PREFEITURA MUNICIPAL DE PIRACANJUBA
CNPJ: 01.179.647/0001-95

AUTOR DO PROJ.: ENG. CAIO AUGUSTO D. AMORIM
CREA: 1014133408 D-COC

ÁREA TOTAL CONSTRUÇÃO	ESCALA	DATA
439,60m ²	INDICADA	01/12/2018

CONTEÚDO:	PRANCHAS:
ENGº CAIO AMORIM (42) 98113-5094	IMAGENS 3D